

Investor:
Statutární město Chomutov

| | | | |
|-----------------------------|------------|--------------|--|
| Odpovědný projektant | Vypracoval | Kontroloval | ELPRO CHOMUTOV s.r.o. LIDICKÁ 2211/13, CHOMUTOV 430 03 IČ: 28701216, DIČ: CZ28701216 TEL: 474 331 680 |
| ING.M.ŠKVÁRA | P.BUCHTA | ING.M.ŠKVÁRA | |
| | | | |
| Oprávněná osoba kooperanta: | | | číslo zakázky: ES12/2017 |

| | | | |
|----------------------|----------------|-------------|--|
| Odpovědný projektant | Vypracoval | Kontroloval |  Novodvorská 1010/14, 142 00 Praha 4 tel./fax: 241 400 056, 777 290 173 e-mail: kapateller@kapateller.cz website: www.kapateller.cz |
| PAVEL ŠRYTR | MARKÉTA ČOPOVÁ | PAVEL ŠRYTR | |
| | | | |

stavba:

**ZÁKLADNÍ UMĚLECKÁ ŠKOLA T.G.M.
T.G.MASARYKA 1626/7, CHOMUTOV**

D.1.4g - Zařízení silnoproudé techniky

obsah:

PŮDORYS 2.NP CELKOVÝ


název dig.souboru:

datum revize:

číslo revize:

| | |
|--------------------|---------------|
| formát | - |
| číslo zakázky | - |
| stupeň dokumentace | DVD |
| datum 1.vydání | 03/2017 |
| měřítko | 1:200 |
| číslo výkresu: | výtisk číslo: |
| D.1.4g-4 | |

ZUŠ T.G.Masaryka – 2.NP

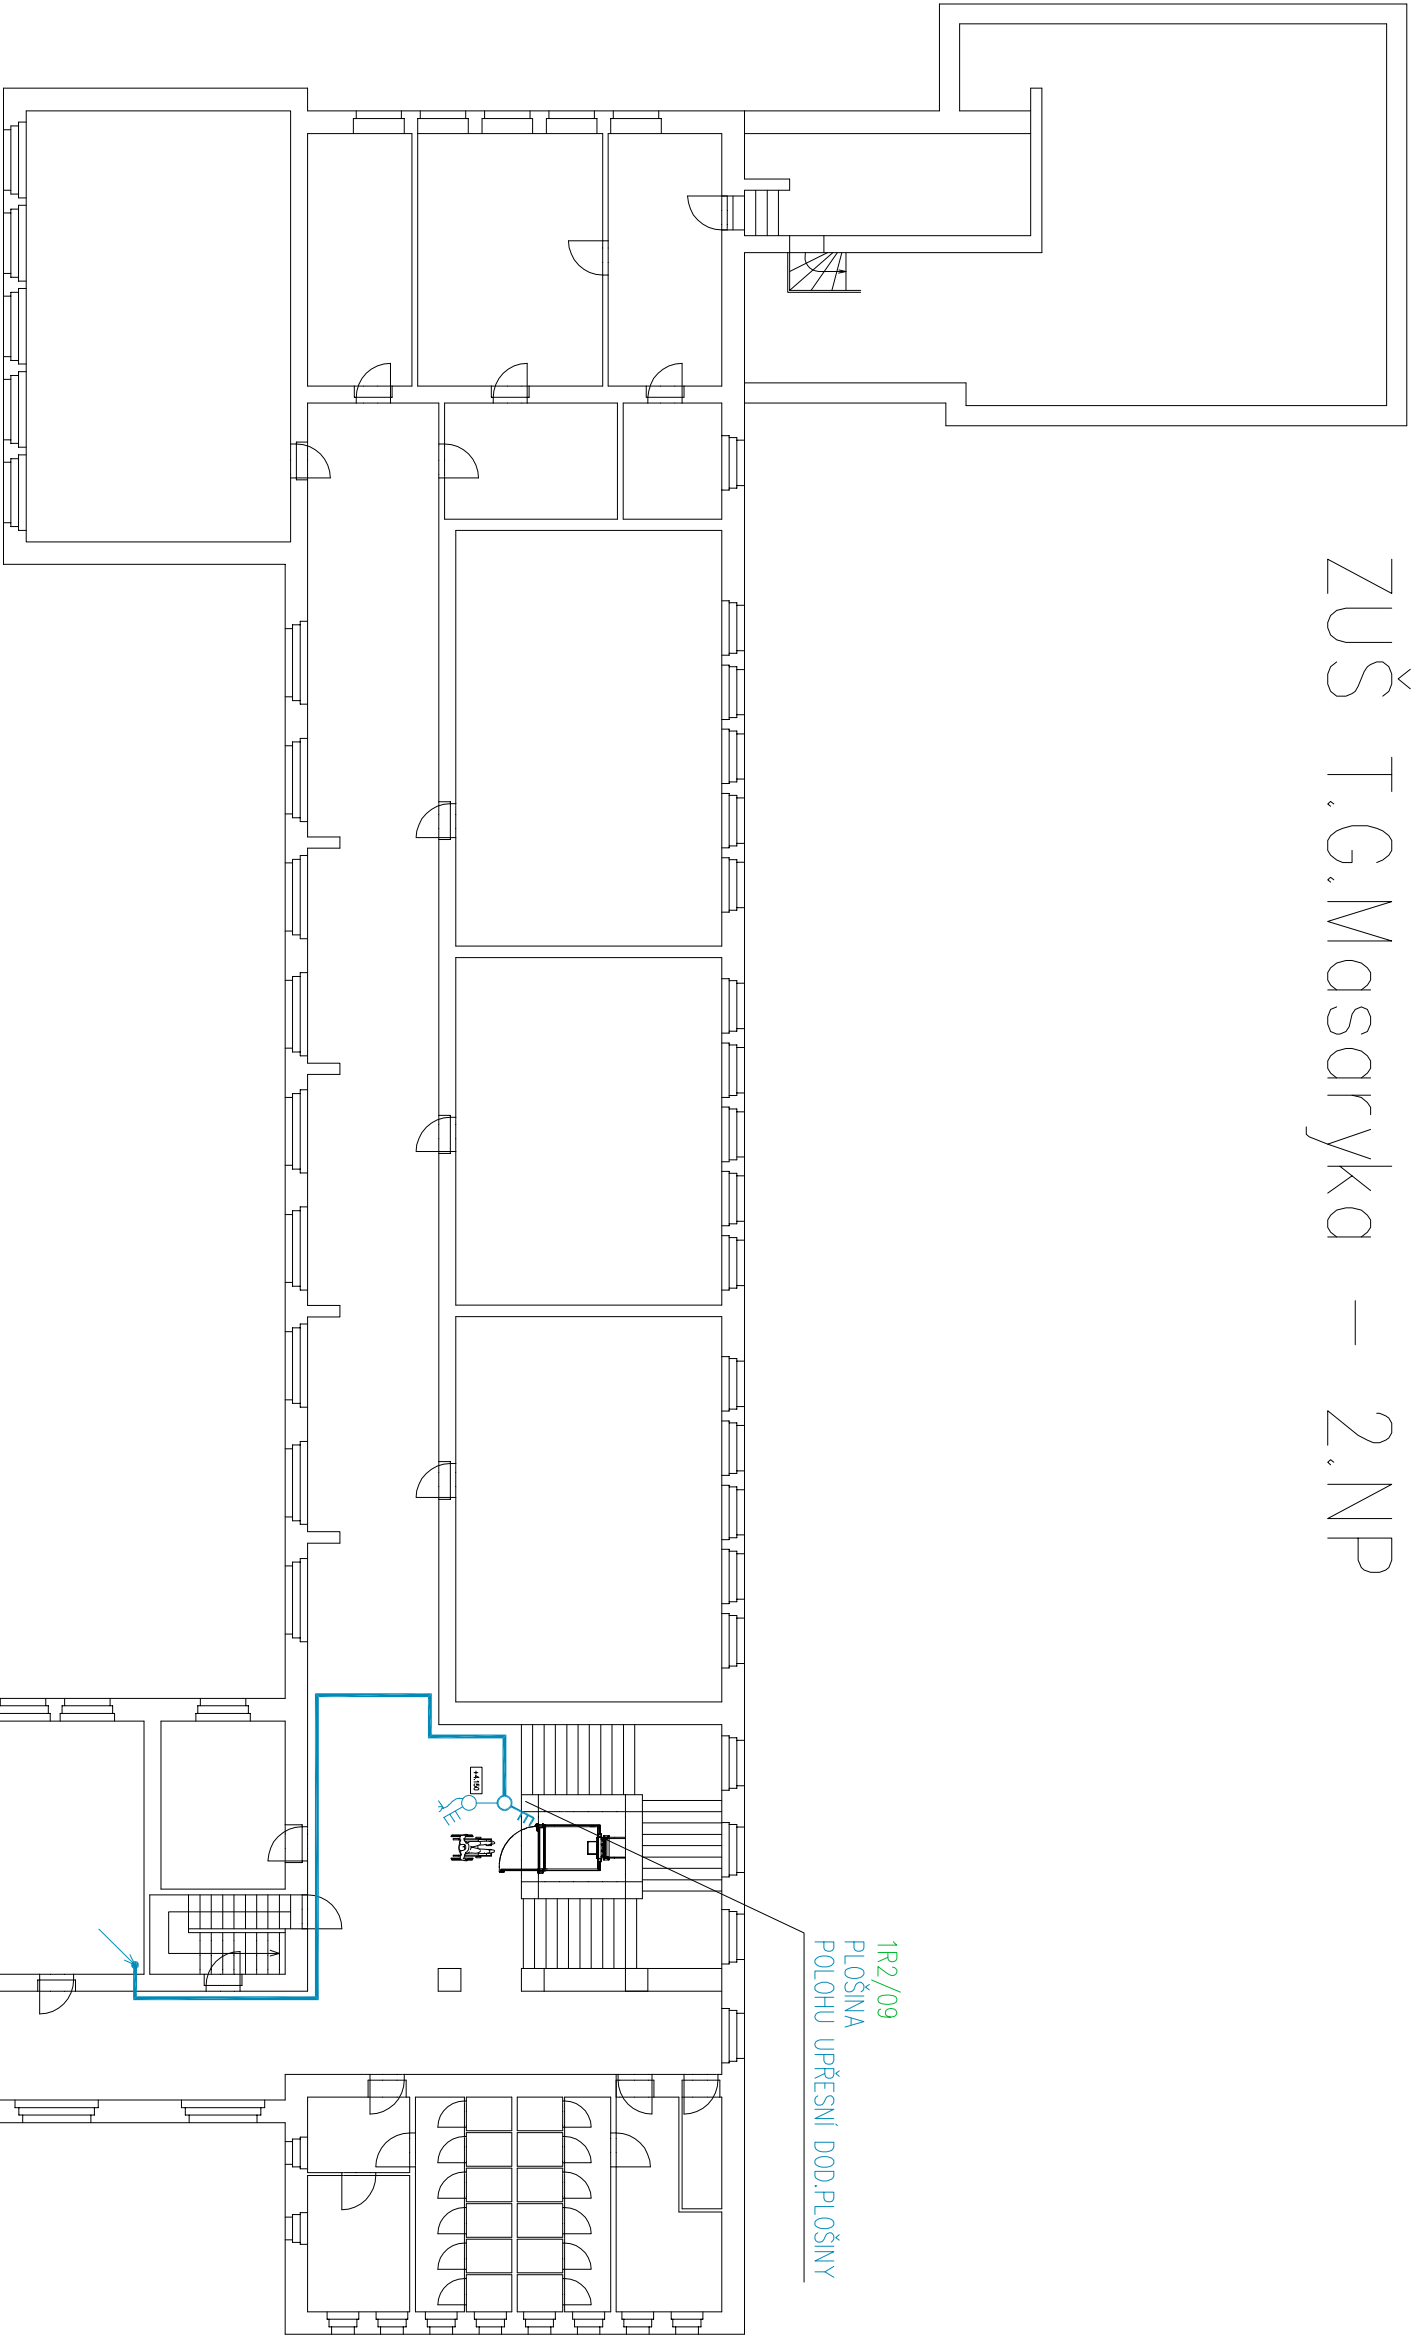

LEGENDA ZNAČEK:

- ROZVADĚČ NN
- ZÁSUVKA 230V ,JP20
S 3.ST.PŘEP.OCHRANY
- KABELOVÝ VÝVOD 3f
- VYPÍNAČ 3f
- SDRUŽENÁ KAB.TRASA
- VENKOVNÍ SVÍTIDLO NA STĚNU
- POHYBOVÝ OVLADAČ STROPNÍ 360°
SPÍNACÍ PRVEK RELÉ
UMÍSTIT DLE ZABĚROVÉ CHARAKTERISTIKY