


HYDROTECHNICKÁ SITUACE M 1 : 500

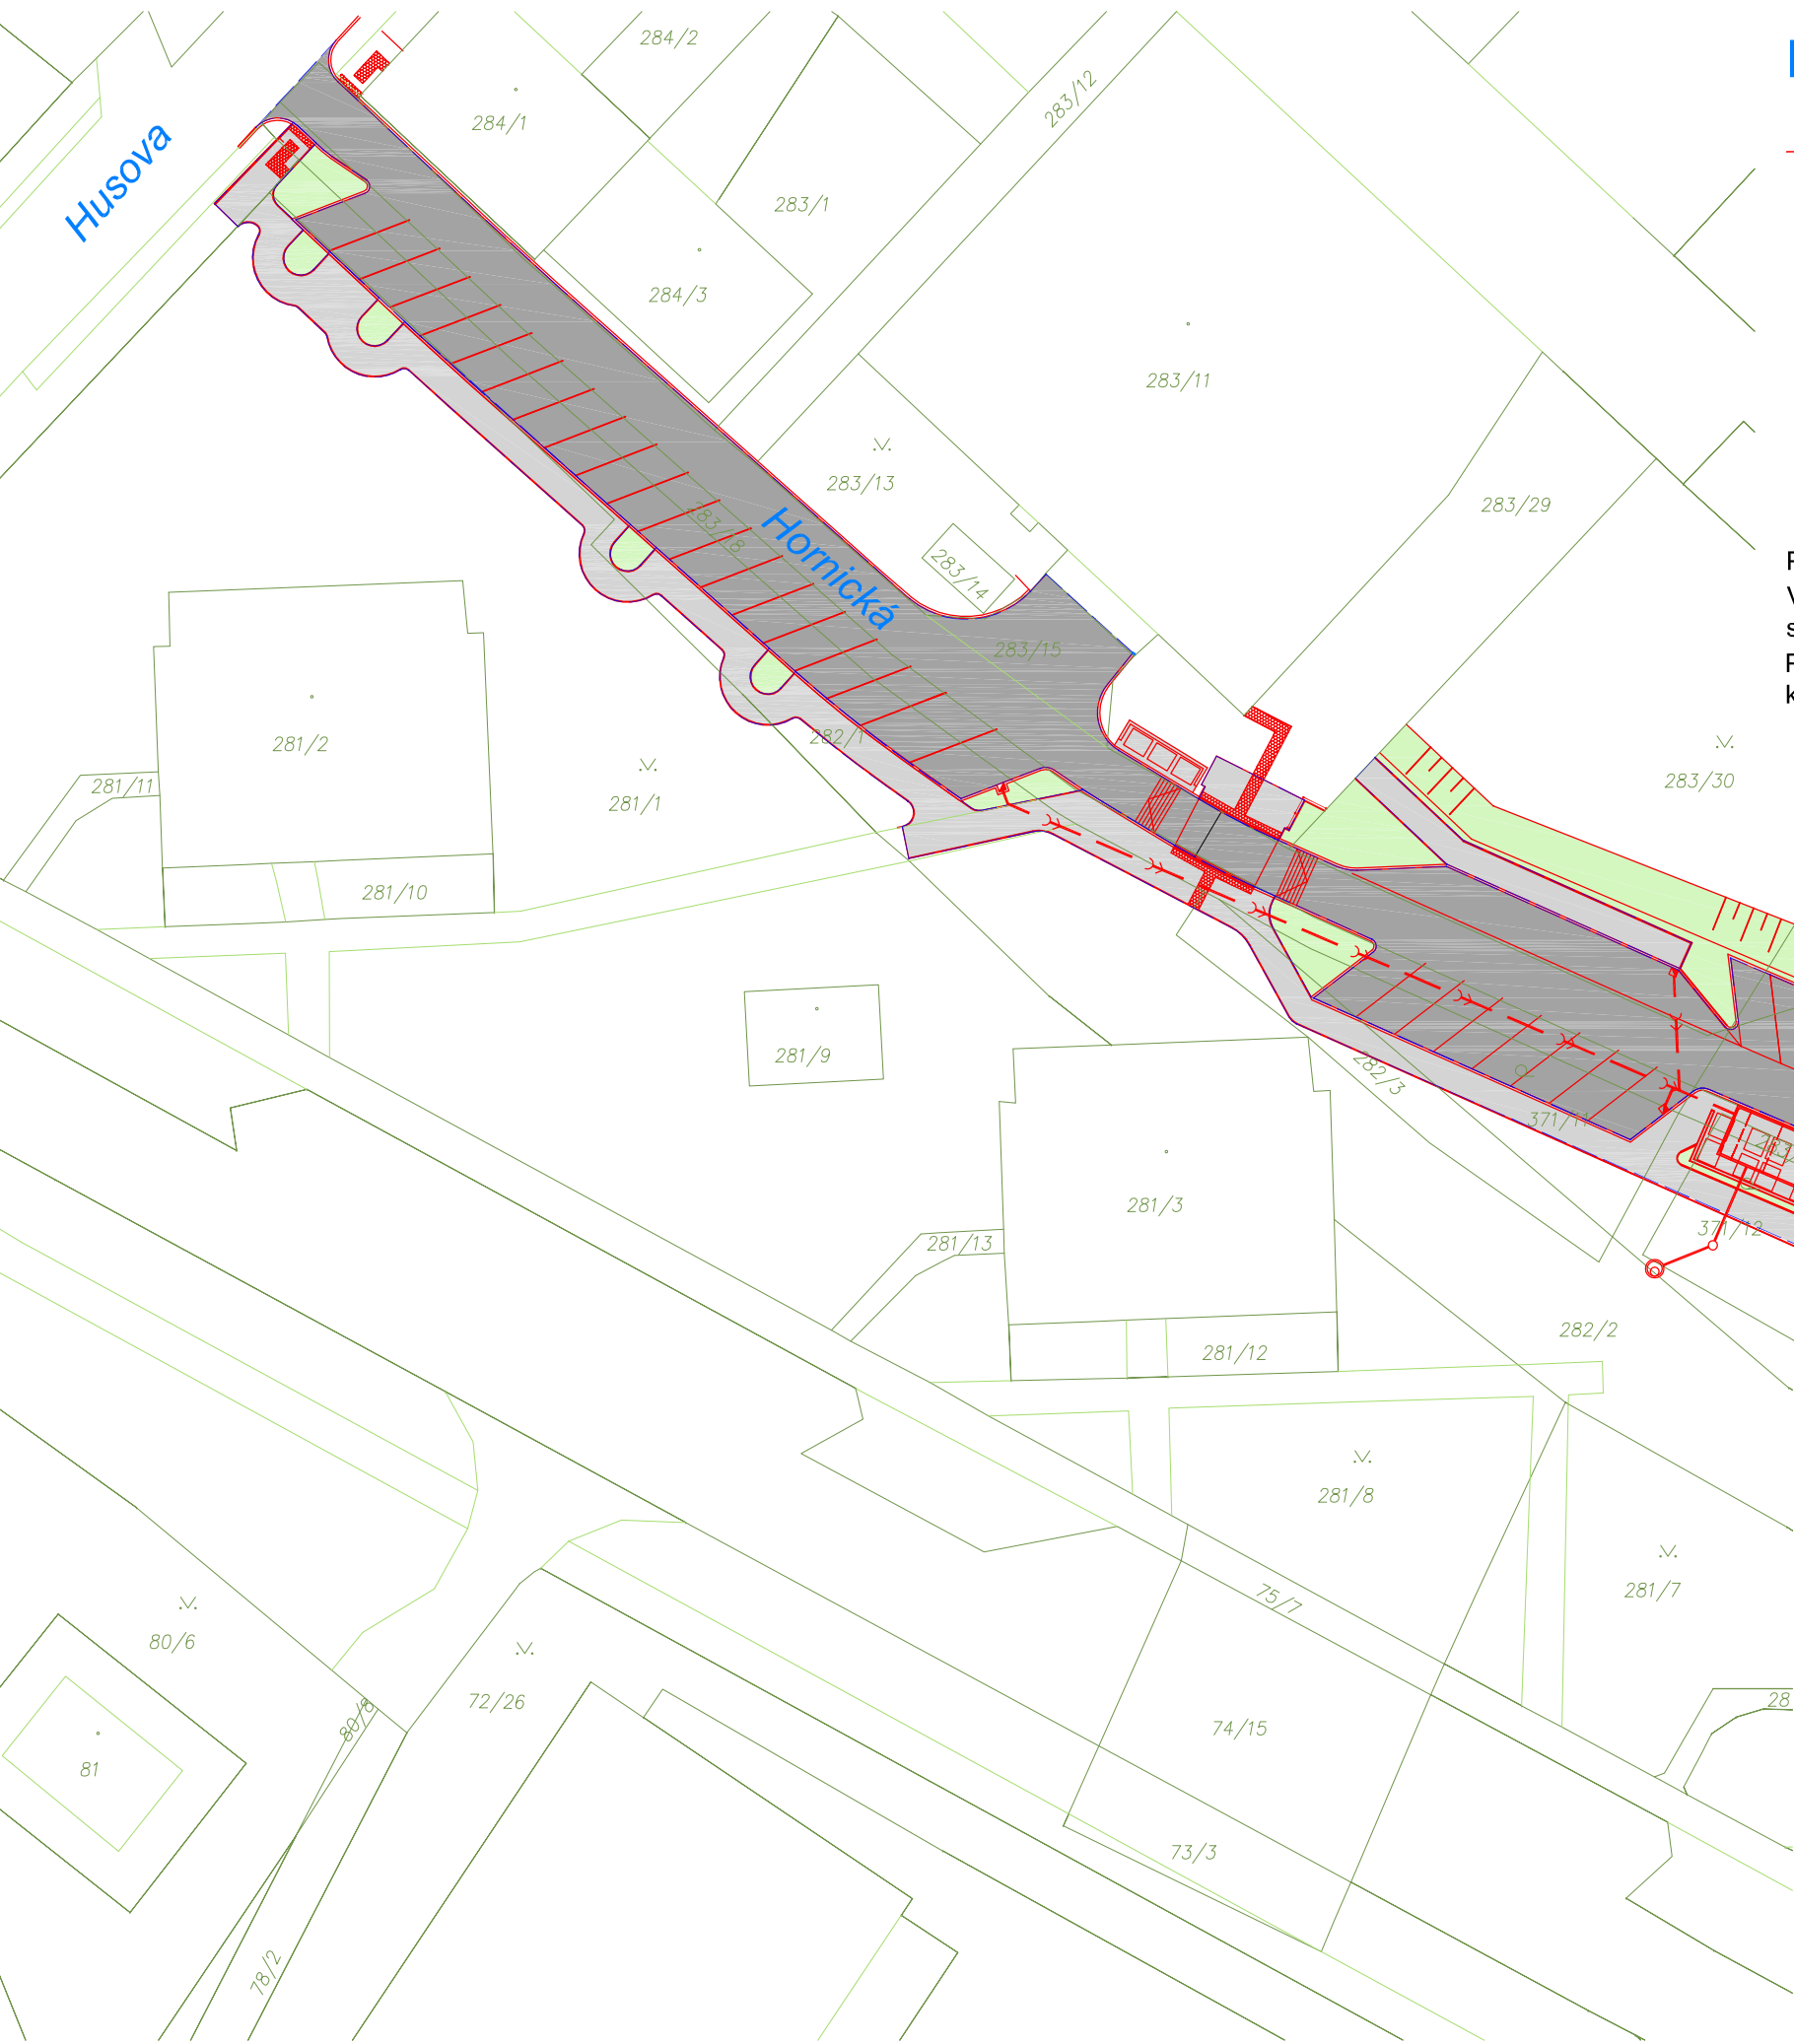

LEGENDA

- navrhované větve dešťové kanalizace
- odvodňované plochy komunikace + parkovací stání
- celková odvodňovaná plocha 1 400 m²; Qk = 15,45 l/sec
- chodníky - zámková dlažba
- celková odvodňovaná plocha 528 m²; Qch = 4,4 l/sec
- travnaté plochy - přirozený zásak

Poznámka!!!
Velikost retenční nádrže byla stanovena v souladu s ČSN 75 9010 Vsakovací zařízení srážkových vod s ohledem na návrhový úhrn srážek v dané lokalitě s dobou trvání 5 min až 72 hodin.
Průtokové množství z odvodňované lokality bylo stanoveno v souladu s ČSN 75 6101 Stokové sítě a kanalizační přípojky.



vypracoval LIPMANN Milan	kreslil HP 1050 C	odpovědný projektant Ing.STRAKA Jan	SINGS projekční ateliér s.r.o. Škroupova ul. 1059 430 01 Chomutov tel. : 474 626 074 e-mail : sings@sings.cz	
kraj ÚSTECKÝ	obec CHOMUTOV	investor STATUTÁRNÍ MĚSTO CHOMUTOV	datum 02/2013	stupeň SP
akce REKONSTRUKCE A BEZPEČNOSTNÍ OPATŘENÍ - ULICE HORNICKÁ, CHOMUTOV k.ú. Chomutov II			formát 2 x A4	číslo výkresu C.302.
výkres C.300. Odvodnění HYDROTECHNICKÁ SITUACE			měřítko 1 : 500	