



2.NP

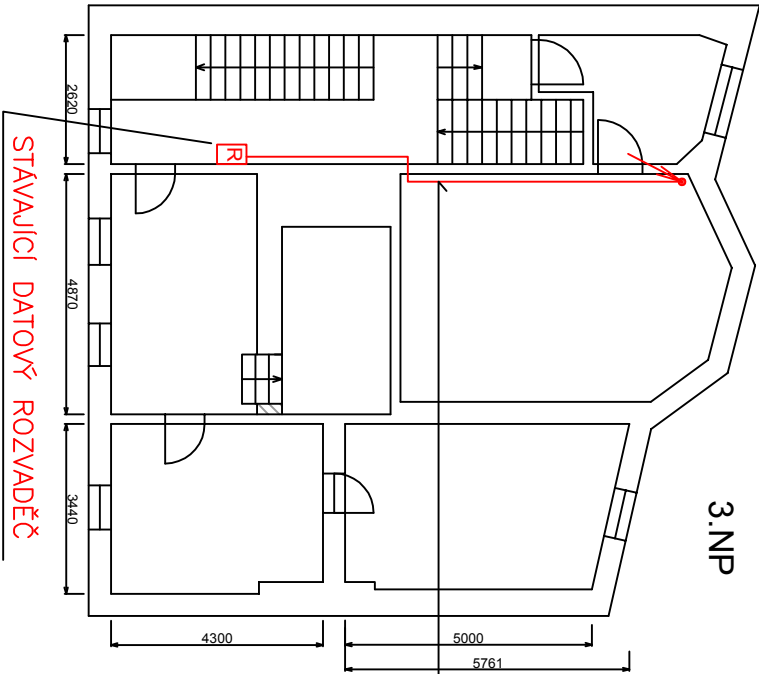

3.NP

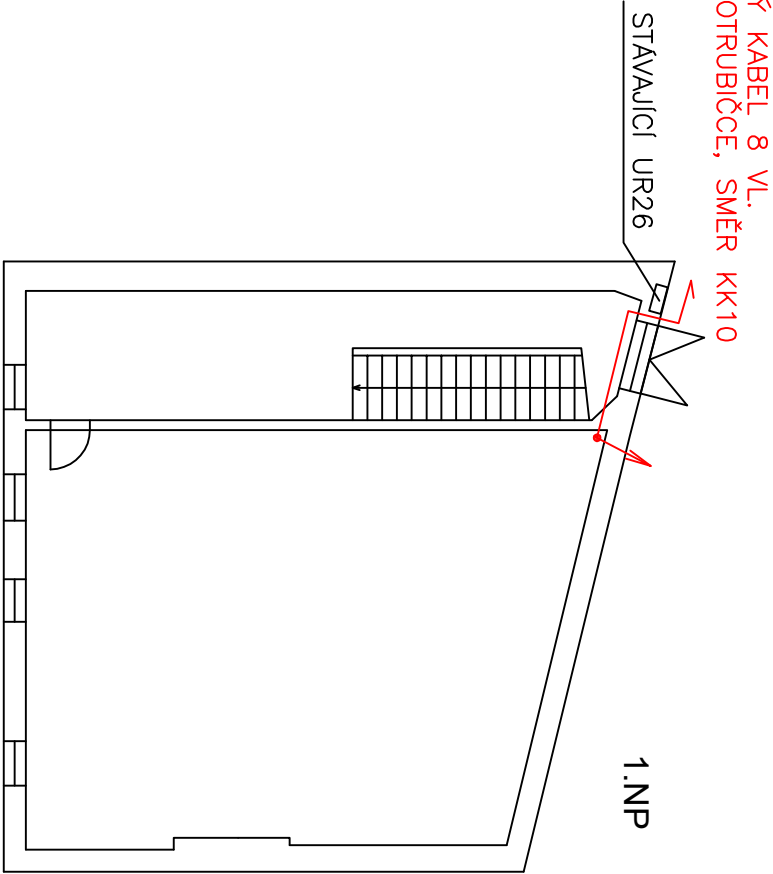


1.NP

OPTICKÝ KABEL 8 VL.  
V MIKROTRUBICE, SMĚR KK10

OPTICKÝ KABEL 8 VL.  
V MIKROTRUBICE  
ULOŽENO V LIŠTĚ

STÁVAJÍCÍ DATOVÝ ROZVADĚČ

STÁVAJÍCÍ UR26

REVIZE	DATAUM	POPS	PROJEKTANT	ODP. PROJEKTANT	TECH. KONTROLA	VEL. ZAKÁZKY
<div><div><div><div><div><div>Kadaňská 2226, 430 03 Chomutov</div><div>tel/fax: +420-477012016</div><div>ICO: 47310405</div></div></div><div><div><div>DataSOFT spol. s r.o.</div><div>PROJEKTANT ČÁSTI</div><div>PROJEKTANT ČÁSTI</div><div>ZPRACOVAL</div></div><div><div><div>MĚSTO CHOMUTOV</div><div>DATASOFT, spol. s r.o.</div><div>ELPRO Chomutov s.r.o.</div><div>M Kučerka Ing. M. Skvábka Ing.</div></div></div></div></div></div></div>						
Název projektu: OPT. PŘÍPOJENÍ OBJEKTŮ čp. 112, 113 a 115, 116 a 98			Počet výkresů: --		Kopie:	
Část: O-Rozšíření MAN náměstí CHOMUTOV			Číslo výkresu: O-7		Měřítko: 1:150	
Výkres: Půdorys objektu č.p. 115, 116 „KINO PRAHA“			Zařádkové číslo: ES40/2019		Datum: 10/2019	
			Zpracoval:		Kontroloval:	