

TABULKA MÍSTNOSTÍ

ČÍSLO MÍSTNOSTI	ÚČEL MÍSTNOSTI
1.01	Vstupní hala
1.02	Recepce
1.03	Kancelář
1.04	Hlavní chodba
1.05	Velká zasedací místnost
1.06	Sklad a umývárna nádobí
1.07	Úklidová místnost
1.08	Serverovna
1.09	Chodba do sklepa a serverovny
1.10	Chodba pro nemohoucí
1.11	Kancelář
1.12	Čajová kuchyňka
1.13	Kancelář
1.14	WC ŽENY PERSONÁL – umývárna
1.14a	WC ŽENY PERSONÁL – kabinka
1.15	WC MUŽI PERSONÁL – umývárna
1.15a	WC MUŽI PERSONÁL – pisoár
1.15b	WC MUŽI PERSONÁL – kabinka
1.16	WC ŽENY NÁVŠTĚVY – umývárna
1.16a	WC ŽENY NÁVŠTĚVY – kabinka
1.16b	WC ŽENY NÁVŠTĚVY – kabinka
1.17	WC MUŽI NÁVŠTĚVY – umývárna
1.17a	WC MUŽI NÁVŠTĚVY – pisoáry
1.17b	WC MUŽI NÁVŠTĚVY – kabinka
1.17c	WC MUŽI NÁVŠTĚVY – kabinka
1.18	WC INVALIDI

LEGENDA POTRUBÍ:

- NOVÝ PLYNOVOD
- ODVZDUŠNĚNÍ

ZAVĚŠENÍ POTRUBÍ

DN [mm]	ROZMĚR TRUBKY [coul]	ROZMĚR TRUBKY [mm]	HMOTNOST TRUBKY [kg/m]	VZDÁLENOST UCHYCENÍ [m]
8	1/4"	13,5 x 2,35	0,65	0,85
10	3/8"	17,2 x 2,35	0,89	1,35
15	1/2"	21,3 x 2,65	1,27	1,50
20	3/4"	26,9 x 2,65	1,65	1,80
25	1"	33,7 x 3,25	2,55	2,10
32	5/4"	42,4 x 3,25	3,28	2,40
40	6/4"	48,3 x 3,25	3,77	2,60
50	2"	60,3 x 3,65	5,33	3,00
65	2 1/2"	76 x 3,2	5,45	3,50
80	3"	89 x 3,6	7,38	3,80
100	4"	108 x 4	10,26	4,10
125	5"	133 x 4,5	12,72	4,40
150	6"	159 x 4,5	17,15	4,80
200	8"	219 x 6,3	33,52	5,50
250		273 x 7	42,72	5,90
300		324 x 8	58,72	6,40

LEGENDA ARMATUR:

- KK

KULOVÝ KOHOUT / BALL VALVE
- VZ

VZORKOVACÍ KOHOUT/ SAMPLING BALL VALVE
- BAP


MEMBRÁNOVÝ RYCHLOUZÁVĚR / DIAPHRAGM VALVE
- P

PLYNOMĚR / GASFLOWMETER
- PI

MANOMETR / PRESSURE METER
- F

FILTR / FILTER
- RV

REGULÁTOR TLAKU / PRESSURE REDUCTING VALVE

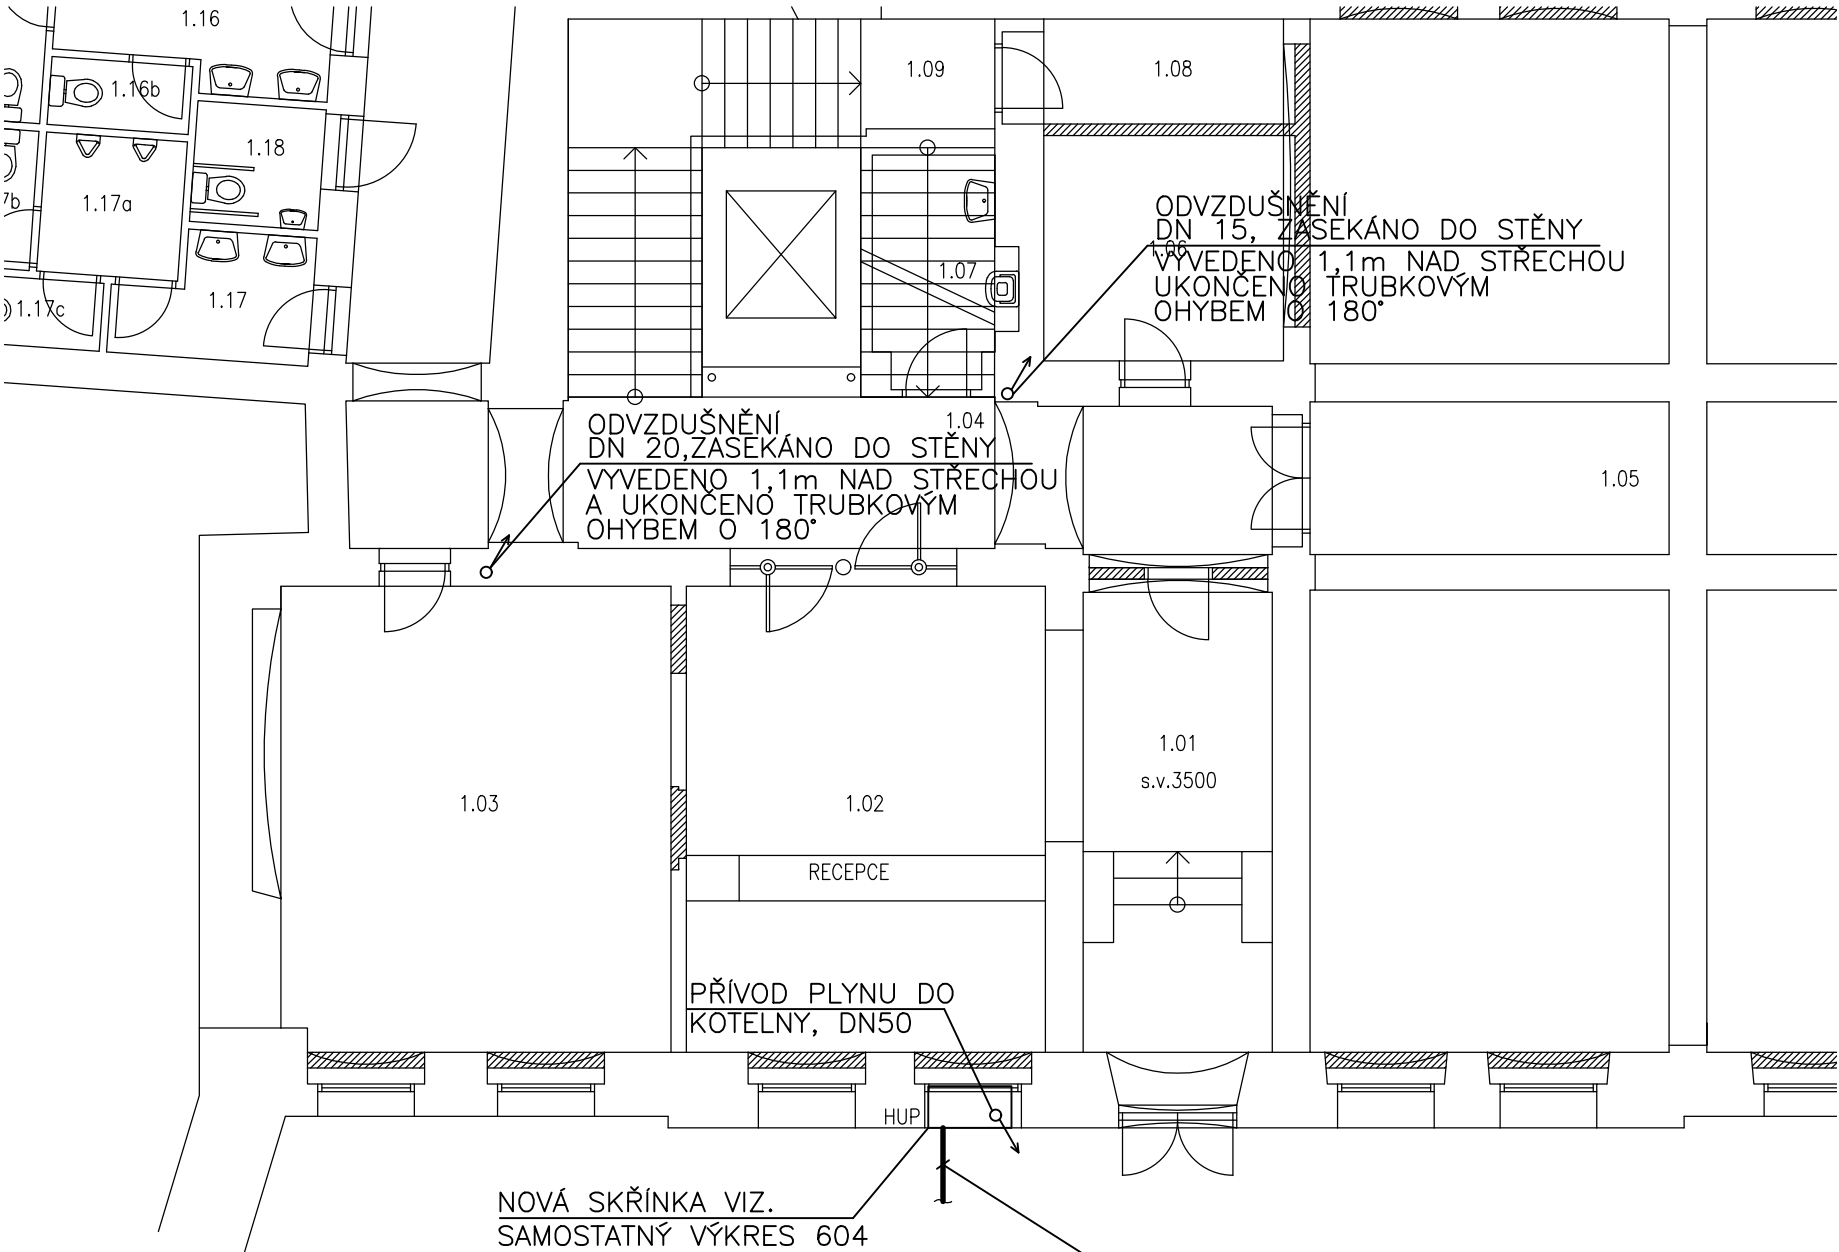

Generální projektant	Zpracovatel profese Bc. JAN HOMOLKA PÁTEK 49, PODĚBRADY, 290 01 Ičo:02650525	Vypracoval JAN CHALOUPECKÝ	
		Kontroloval ONDŘEJ CHALOUPECKÝ	
		Schválil ONDŘEJ CHALOUPECKÝ	
Název projektu PROJEKTOVÁ DOKUMENTACE NA REKONSTRUKCI OBJEKTU č.p.98 CHELČICKÉHO, CHOMUTOV		Datum 04/2020	Stupeň DPS
Lokalita CHOMUTOV	Část projektu ZDRAVOTNĚ TECHNICKÉ INSTALACE	Formát A3	Měřítko 1:100
Investor STATUTÁRNÍ MĚSTO CHOMUTOV ZBOROVSKÁ 4602, 430 28, CHOMUTOV		Číslo výkresu D1.4b 02	Kopie
Název výkresu PŮDORYS 1.NP			