


STÁVAJÍCÍ INŽENÝRSKÉ SÍTĚ:

- splašková kanalizace
- vodovod
- plynovod NTL
- podzemní vedení VO

NOVÉ INŽENÝRSKÉ SÍTĚ:

- kanalizační přípojka PVC KG DN150
- vodovodní přípojka PEHD 32x3mm
- kanalizace dešťová PVC KG DN150

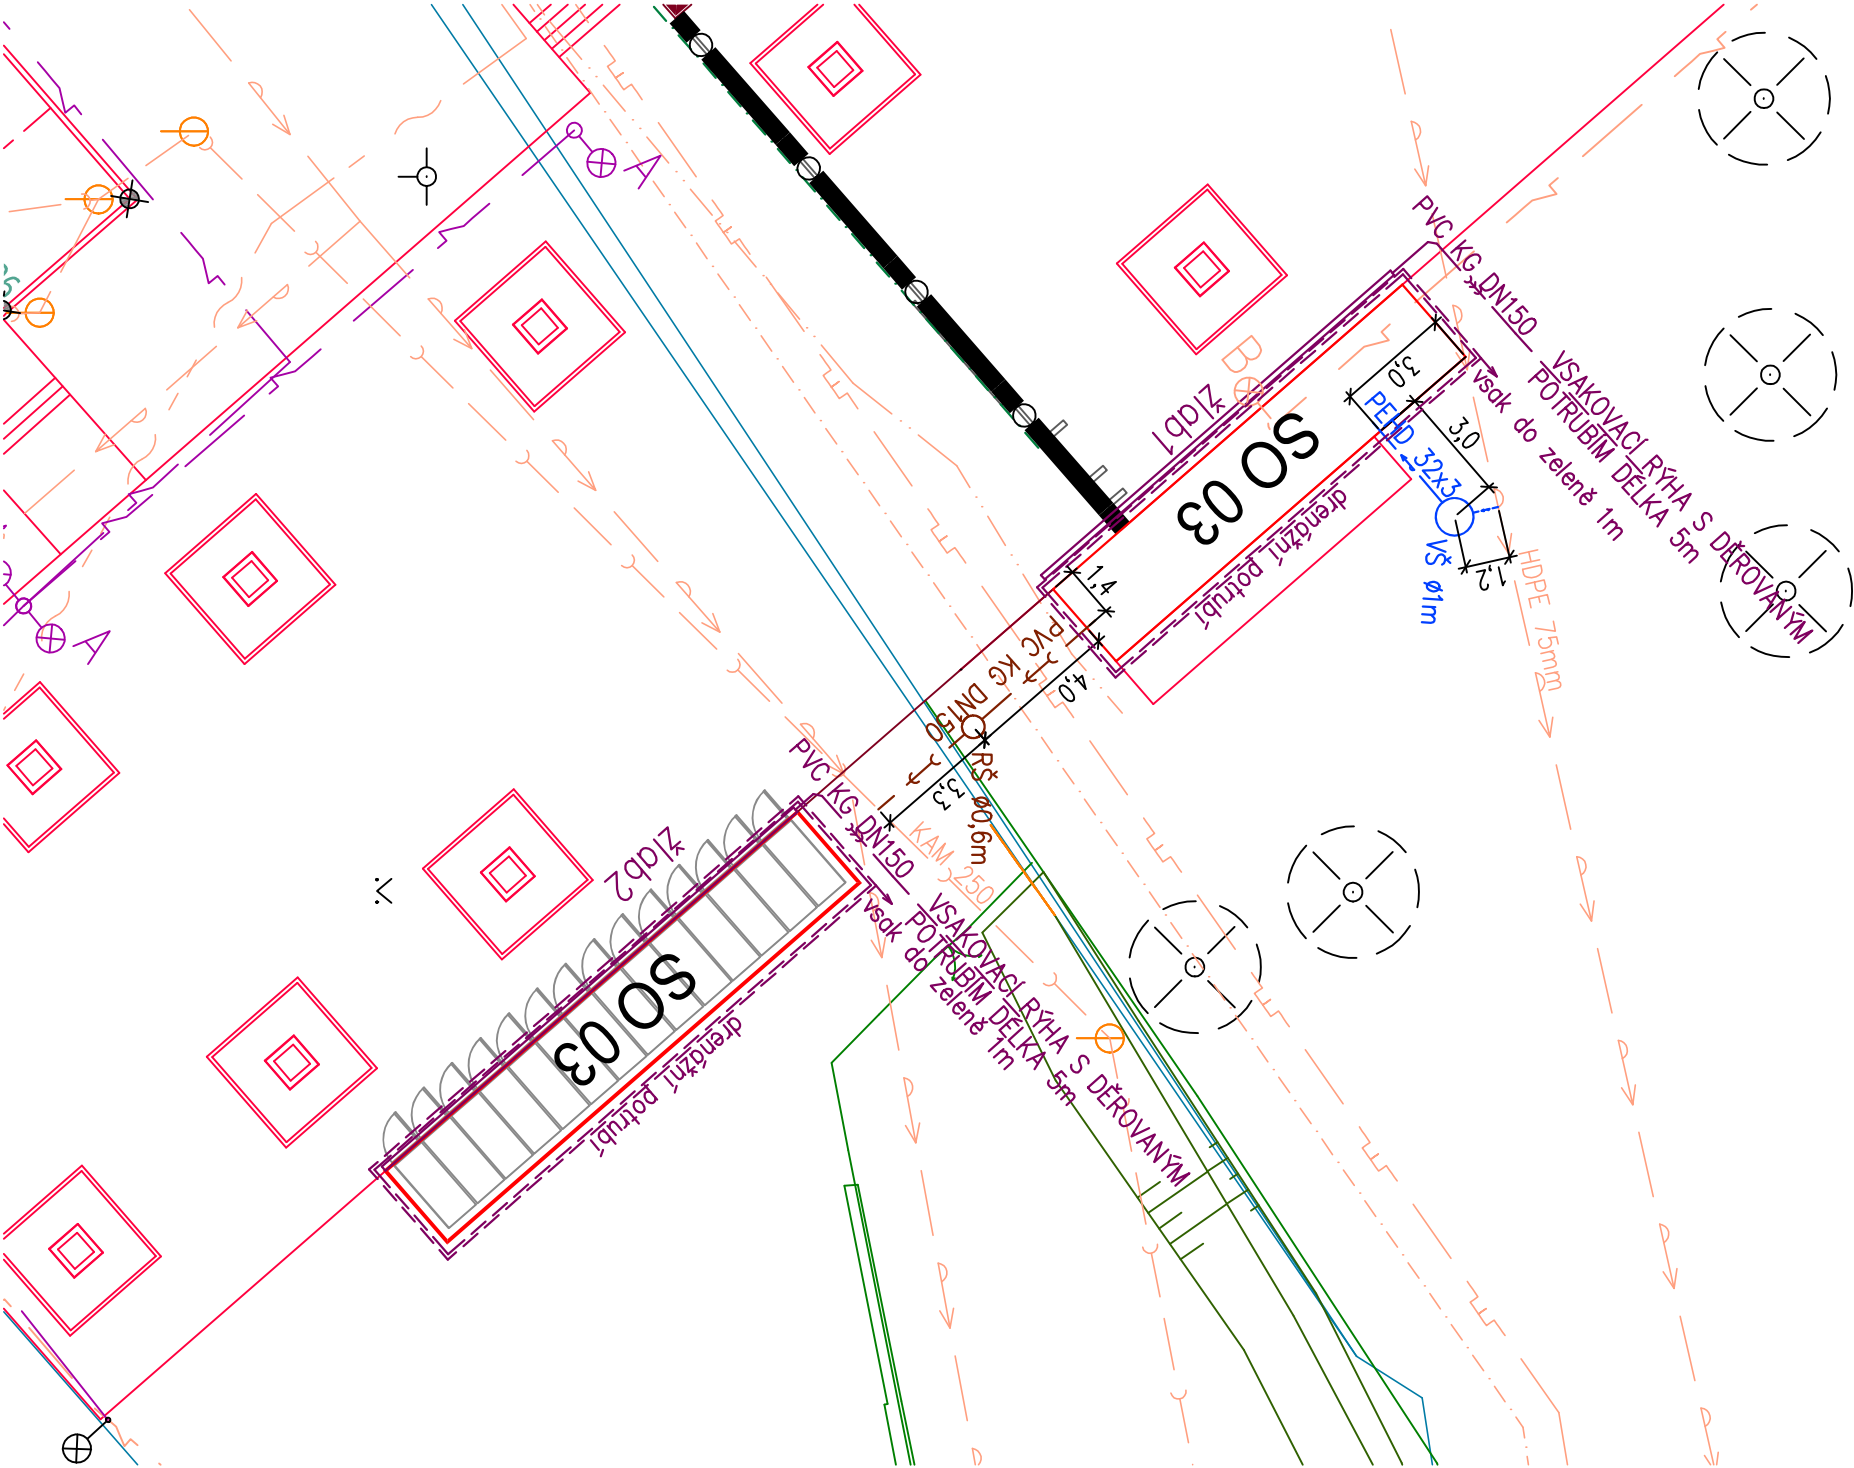

číslo projektu
215

název projektu
Vstupní objekt do areálu
Kamencového jezera –

D1 Mostecká
Mostecká, Chomutov

investor
Statutární město Chomutov
Zborovská 4602, 430 28 Chomutov

autoři
Ing. arch. Zbyněk Ryška,
Ing. arch. Jan Skoupý, refuel s.r.o.

DPS

Dokumentace pro provádění stavby

HIP
Ing. arch. Zbyněk Ryška
+420 736 605 107, zbynek@refuel.cz
© 2012 refuel s.r.o. Všechny práva vyhrazena
Dokumentace je chráněna autorským právem. Vytvoření kopie
zveřejnění nebo poskytnutí třetím stranám je bez výslovného souhlasu
autora zakázáno.

D.1.4

Zdravotně technické instalace

Odpovědný projektant
Ing. Stanislav Lesák, aut. Ing.
ČKAIT 0300372
projektant části
Ing. Jan Uchytíl, uchytil@kapateiler.cz

KAP atelier s.r.o.
Revoluční 36/2, 430 02 Chomutov
tel.: 474 652962, 777 290173
e-mail: kapateiler@kapateiler.cz

měřítko
1:200

číslo paré

jednotky

Metrický systém
Pokud není uvedeno jinak
Všechny rozměry jsou v milimetrech

název

SO 03

Vstupní objekt Kamencové

jezero

Vstupní objekt, kóje na kola

SITUACE

rev.
00

číslo

D.1.4.a

02