



PŮDORYS STŘECHY 1.NP

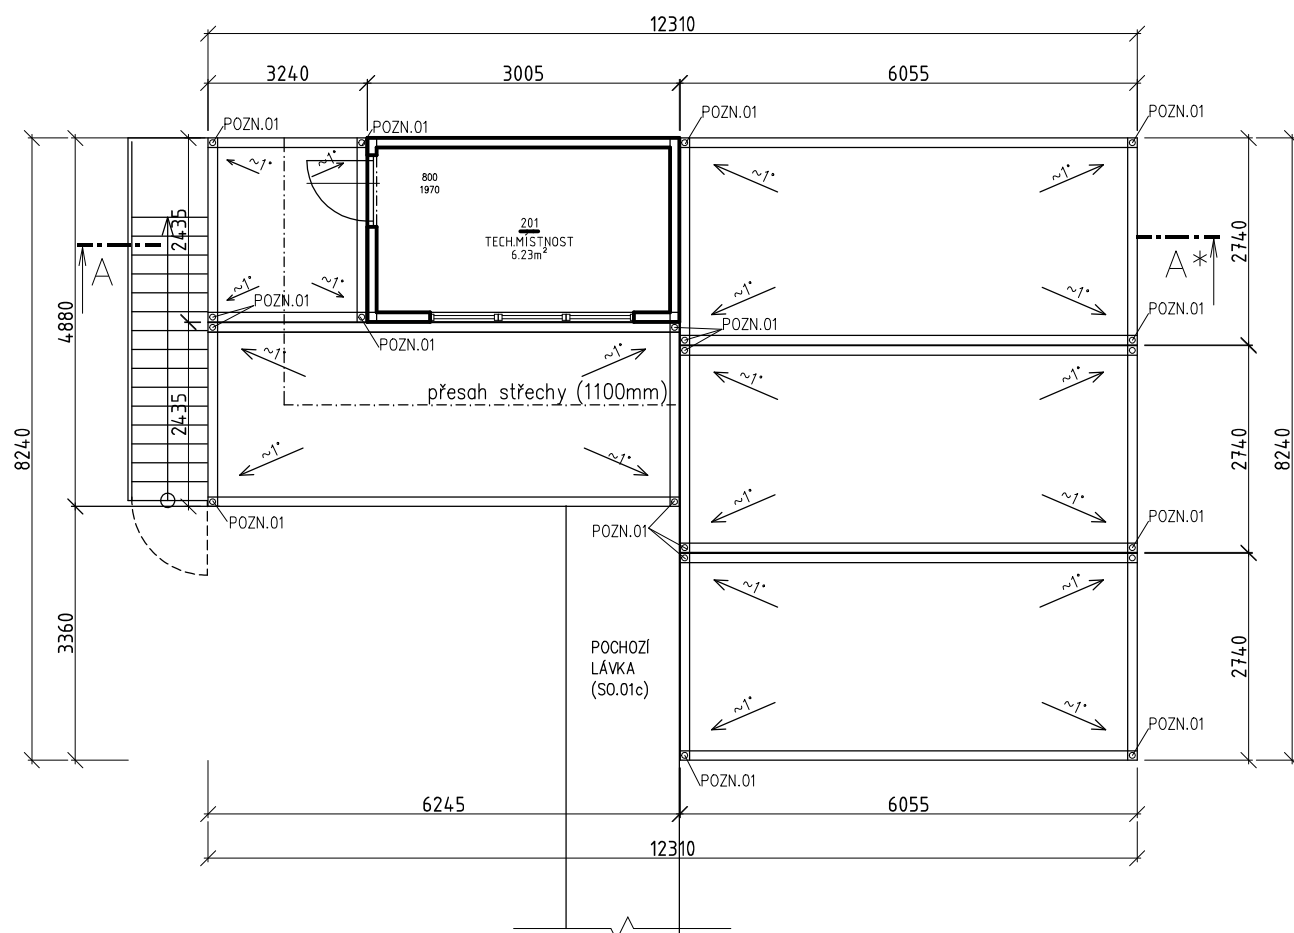

PŮDORYS STŘECHY 2.NP

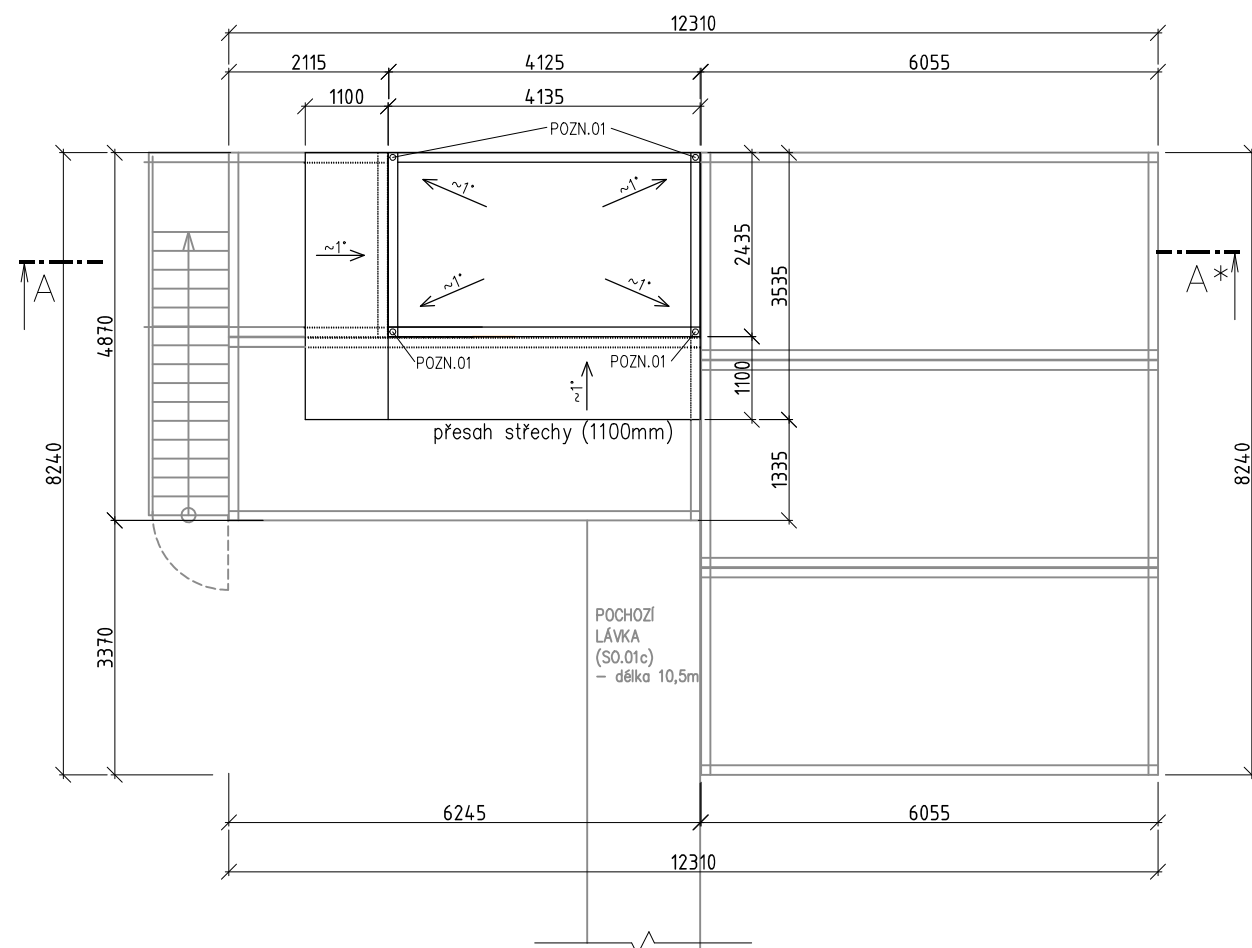


LEGENDA MATERIÁLŮ



OCELOVÝ SVAŘOVANÝ RÁM S IZOLACÍ Z MINERÁLNÍ VATY

POZNÁMKA:

- POZN. 01 - VNITŘNÍ ZATEPLENÝ SVOD DEŠŤOVÉ VODY
- SVOD JE V KAŽDÉM ROHU KONTEJNERU, VODA JE NAPOJENA NA DEŠŤOVOU
KANALIZACI VEDOUČÍ DO ZASAKOVACÍHO TĚLESA

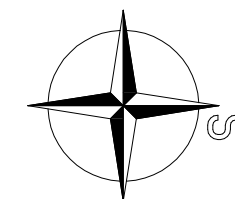

<div><div>≡</div><div>DESIGNPROJEKT</div><div>≡</div></div>	
tel.: 732 912 301 b.sedlacek@designprojekt.cz	Ing. BŘETISLAV SEDLÁČEK Adolfa Heyduka 1114, 438 01 ŽATEC
IČO: 71884220 www.designprojekt.cz	
ZAKÁZKA: MODERNIZACE DOPRAVNÍHO HŘIŠTĚ, CHOMUTOV	
MÍSTO AKCE:	k.ú.CHOMUTOV, p.č.1911/1
INVESTOR:	STATUTÁRNÍ MĚSTO CHOMUTOV, ZBOROVSKÁ 4604, 430 01 CHOMUTOV
VÝKRES: D.1.1.a ARCHITEKTONICKO-STAVEBNÍ ŘEŠENÍ	ARCH. ČÍSLO: 190318
ZODP. PROJEKTANT:	MĚŘÍTKO: 1 : 100
VYPRACOVAL: Ing. BŘETISLAV SEDLÁČEK	FOTMÁT: 2 x A4
KRESLIL: Ing. arch. LUCIE HANTÁKOVÁ	DATUM: 08-2018
KONTROLOVAL: Ing. BŘETISLAV SEDLÁČEK	STUPEŇ PD: DSP
ČÍSLO VÝKRESU: D.1.1.a.5	