


# SCHÉMA ZAPOJENÍ REFLEKTORŮ

☒ REFLEKTOR R11 / 1x400W HPI-T


○ SVORKOVÁ KRABICE

//// NAPÁJECÍ KABEL 3+N+PE

/// NAPÁJECÍ KABEL 1+N+PE

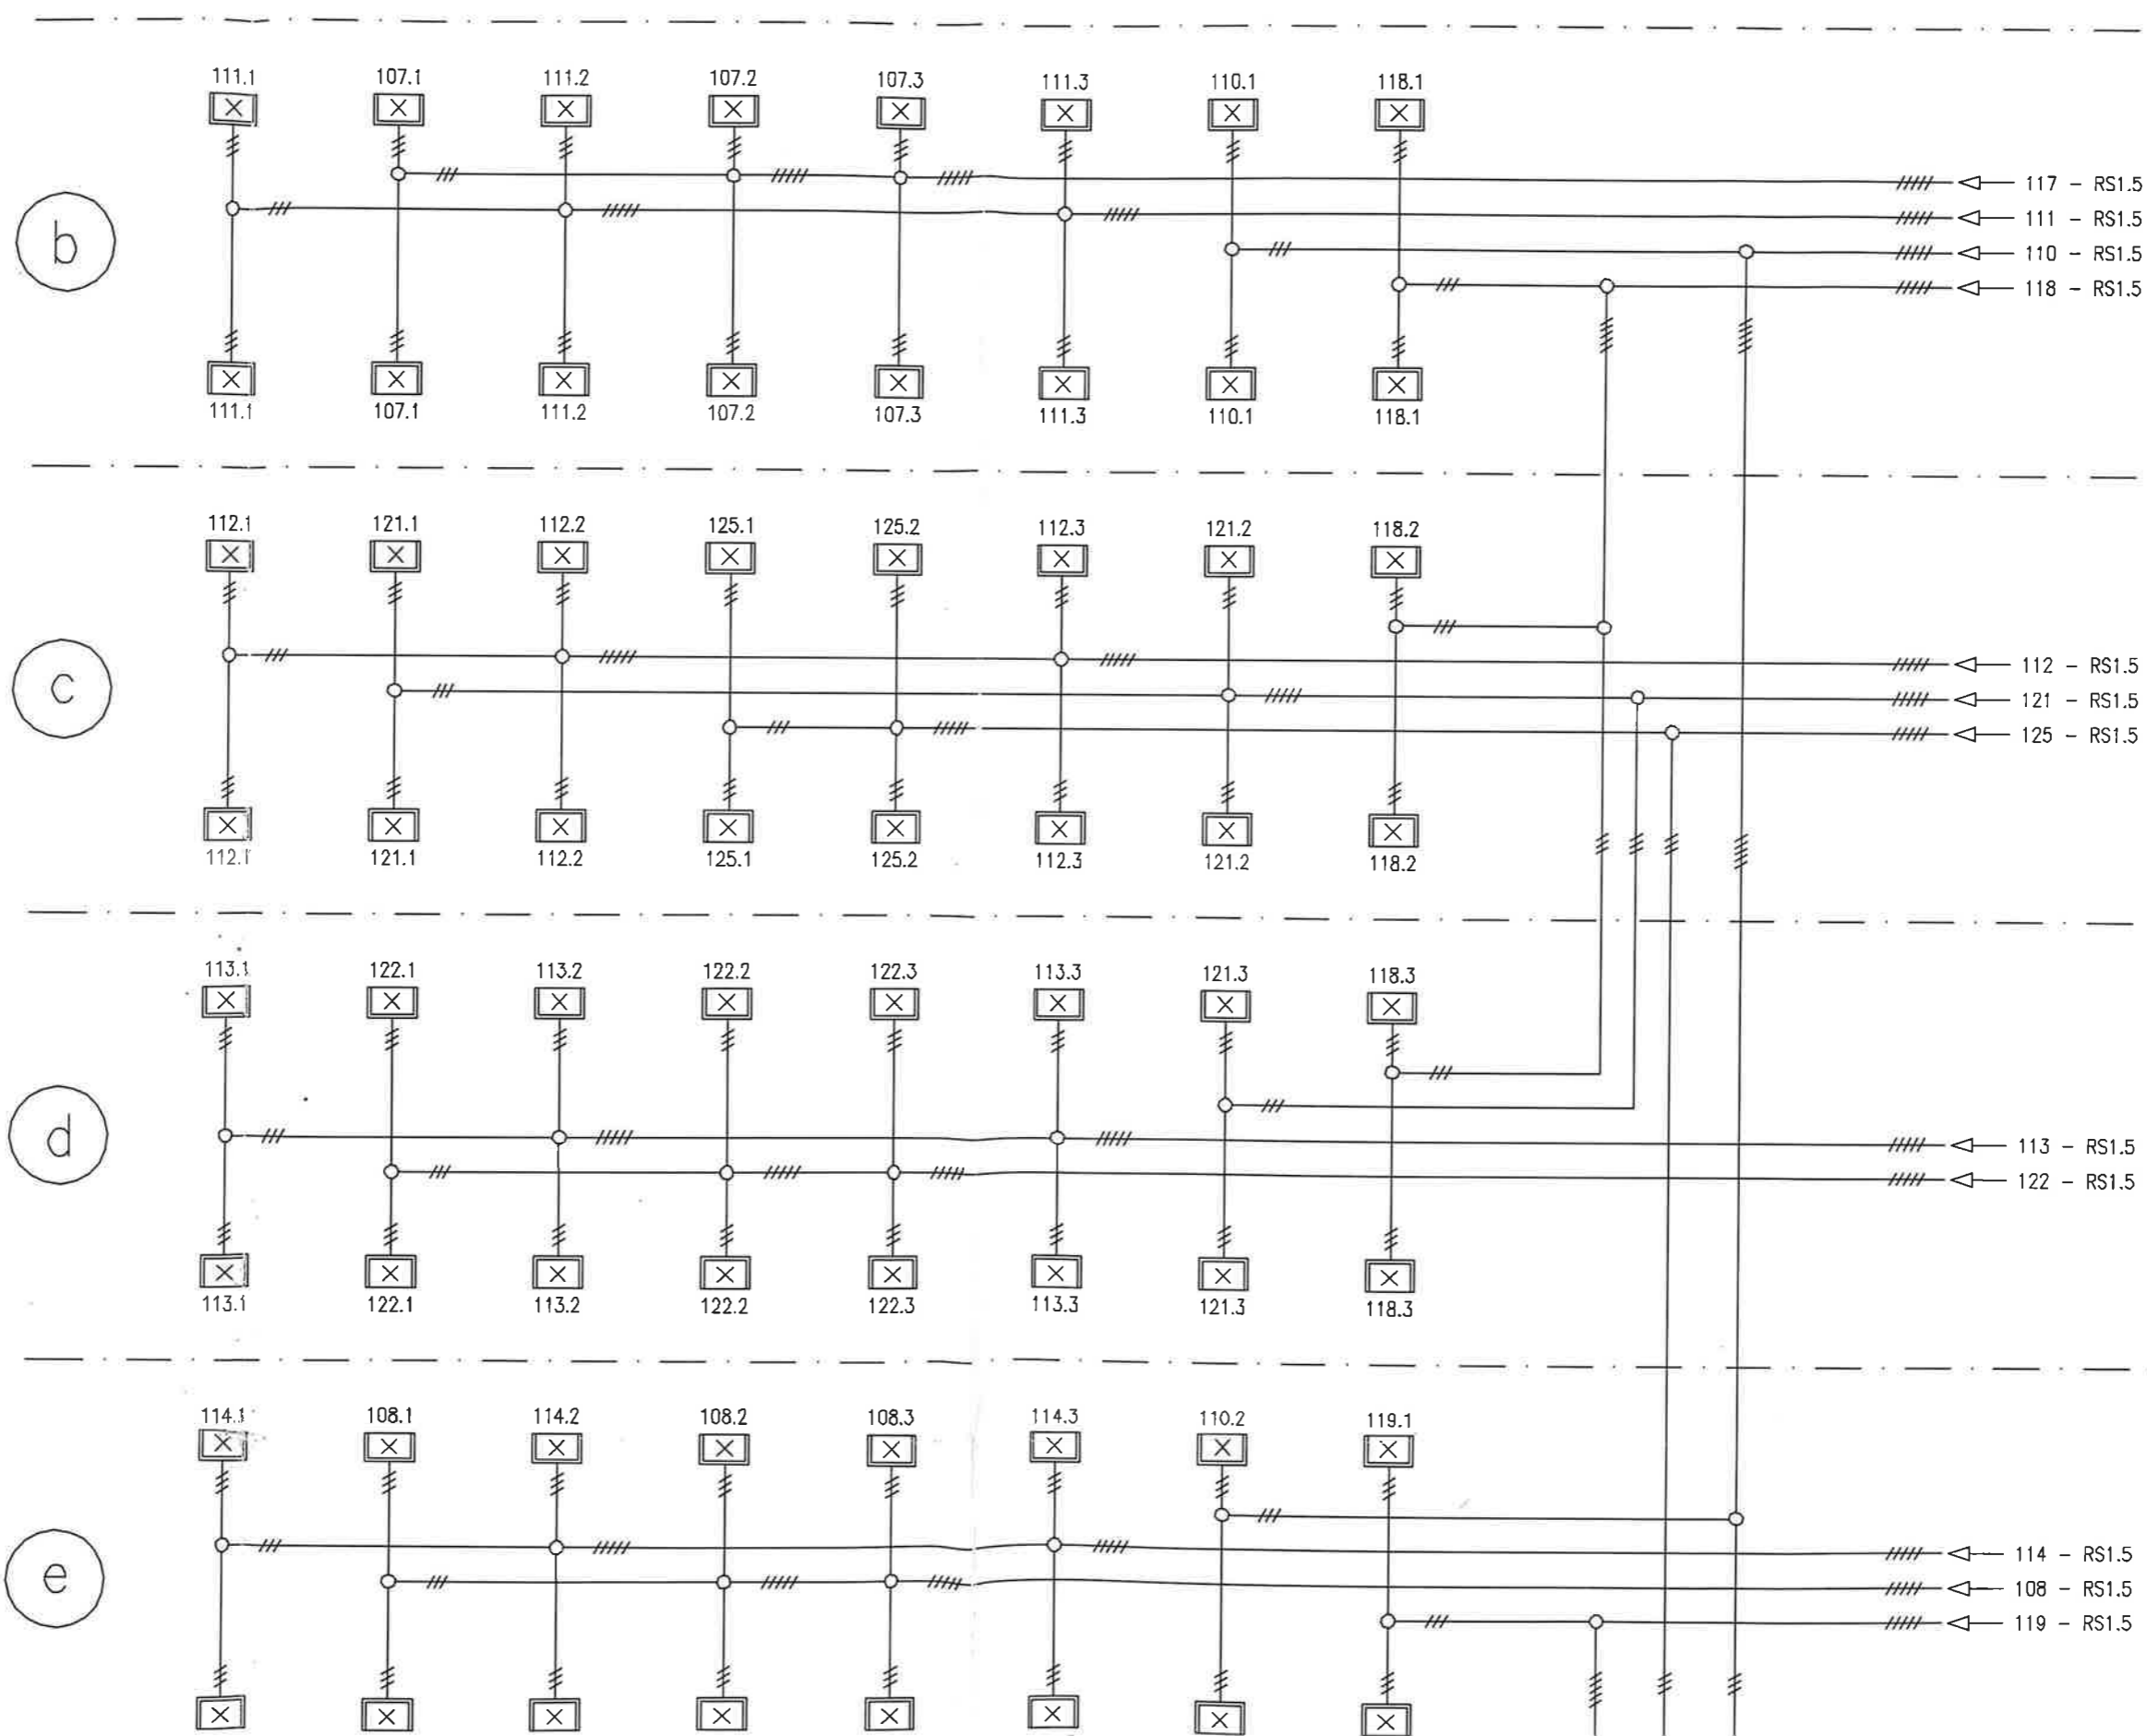

STŘEŠNÍ SVĚTLÍK

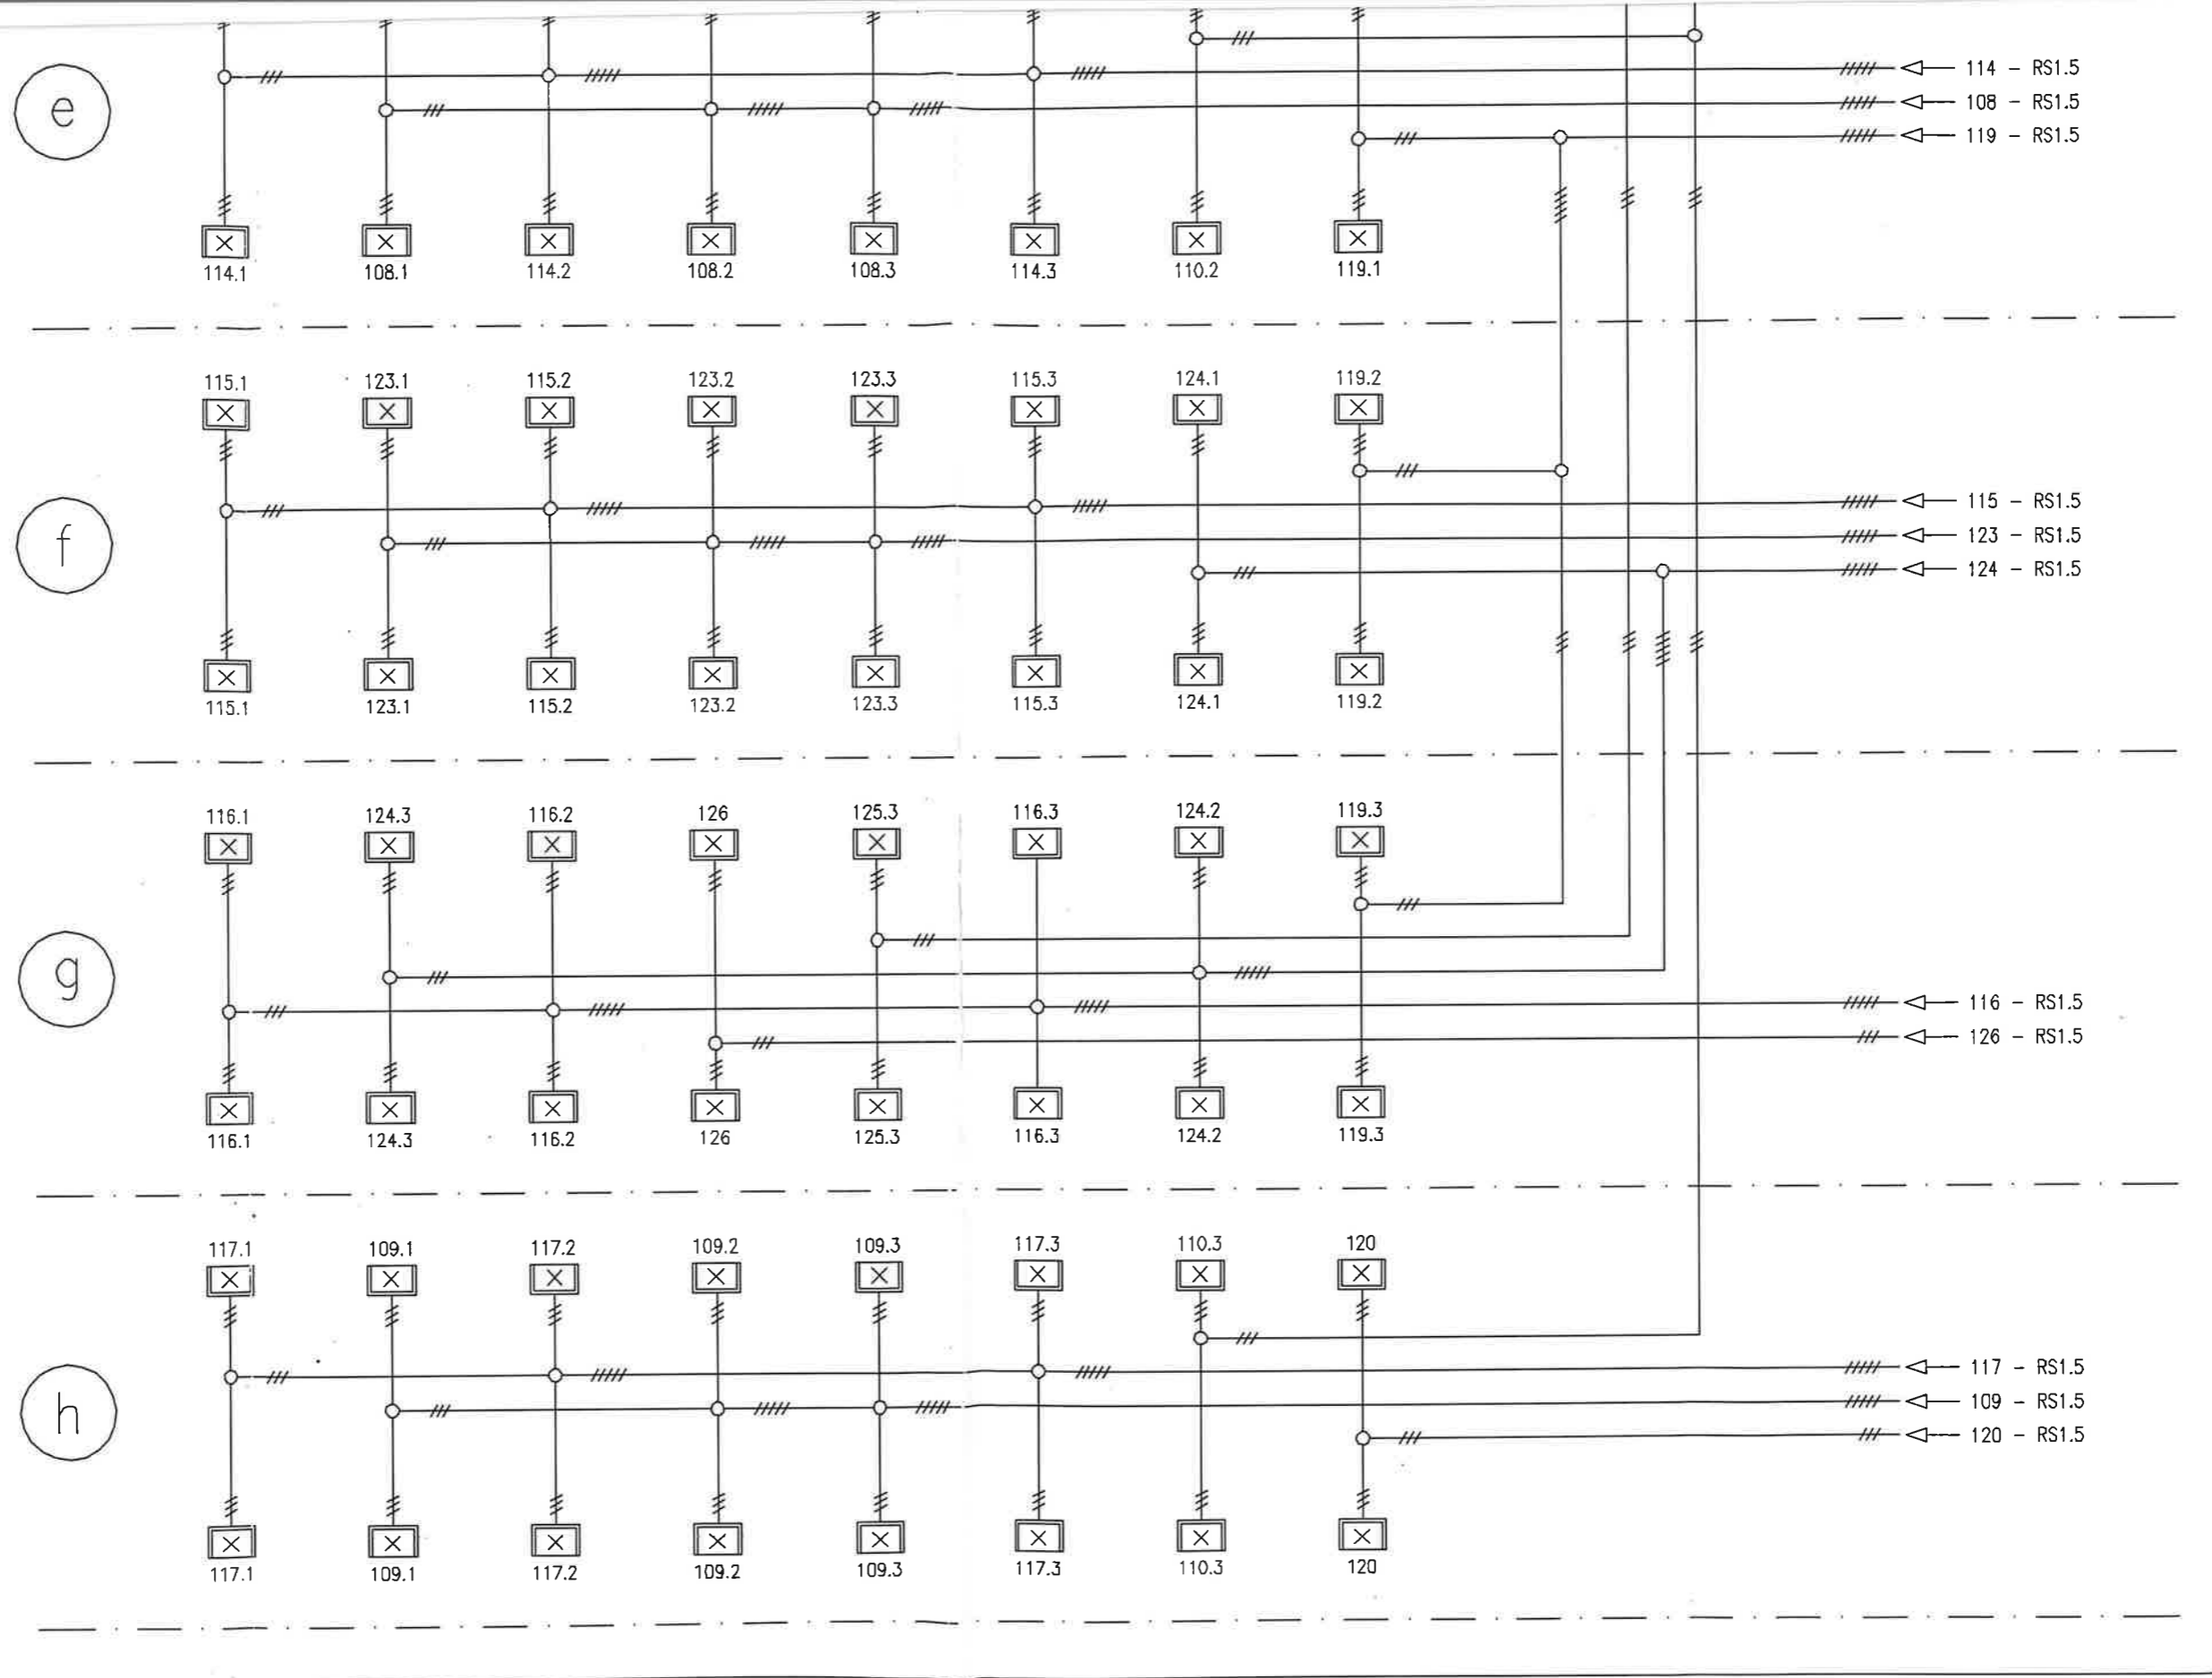


STŘEŠNÍ SVĚTLÍK

STŘEŠNÍ SVĚTLÍK

# ZMĚNY

Č.	DATUM VYDÁNÍ	POPIS ZMĚNY
01	22.12.2009	ZAPRACOVÁNÍ DISPOZIČNÍCH ZMĚN DLE POŽADAVKŮ UŽIVATELE

**TOTO VYDÁNÍ OBSAHUJE POUZE ČÁST DPS:**  
**DÍLČÍ DOKUMENTACE 15 - ELEKTRO SILNOPROUD**

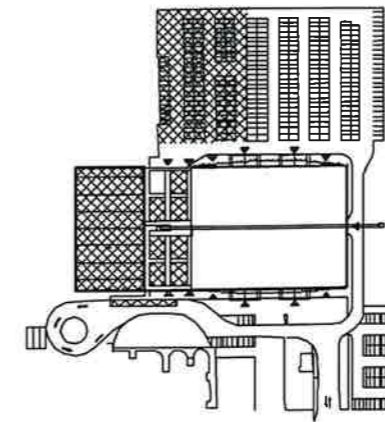

polohopisný systém:  
**S-JTSK**

výškový systém:  
**Bpv**

*ANIMA spol. s r.o.*  
Dušní 112/6, 110 00 Praha 1  
Dovozová činnost:  
Žižkova 10a, 430 01 Litvínov

±0,00=XXX,XX

*PR*

investor:



Statutární město Chomutov  
Zborovská 4602, 430 28 Chomutov

hlavní architekt projektu:



ANIMA spol. s r.o.  
Staroměstské náměstí 8/929  
Praha 1  
T: +420 251 098 235  
Fax: +420 224812459

hlavní inženýr projektu:



AED project, a.s.  
Pod Radnicí 1235 / 2A, 150 00 Praha 5  
Czech Republic  
T: +420 257 257 100  
e-mail: aed@aedproject.cz

profese:



AED project, a.s.  
Pod Radnicí 1235 / 2A, 150 00 Praha 5  
Czech Republic  
T: +420 257 257 100  
e-mail: aed@aedproject.cz

stavba:

# OBJEKT B - CENTRUM SPORTU A VOLNÉHO ČASU - TRÉNINKOVÁ HALA A ŠATNOVACÍ BLOK

*DOKUMENTACE SKUTEČNÉHO  
PROVEDENÍ 23.00.2010*

stupeň:

## DOKUMENTACE PRO PROVEDENÍ STAVBY

hlavní architekt projektu: Ak, arch. Jindřich Smetana  
Ing. arch. Jan Burgermeister

vedení projektu: Ing. Zbyněk Ransdorf

hlavní inženýr projektu: Ing. Petra Klimčuková

zodpovědný projektant část: Ing. Luboš Procházka

vypracoval: Ing. Luboš Procházka  
Petr Blažej

část / profese:

**ELEKTROINSTALACE, MaR  
ELEKTRO - SILNOPROUD**

příloha:

**PŮDORYS 3.NP  
OSVĚTLENÍ A TECHNOLOGIE**

**PROJEKČNÍ  
SERVIS  
EXCEL**  
MOZEP - C  
SPOL. S R.  
Škroupov  
430 01 Chomutov

datum: 10.08.2009  
formát: 15 x A4  
měřítko: 1:100  
zakázkové č.: 05-059\_STAD  
číslo změny: 01  
datum změny: 22.12.2009

část: **ESI**

čísl. příl.: **B.104.1**

paré:

**2**

STŘEŠNÍ SVĚTLK

4