


LEGENDA ZAŘÍZOVACÍCH PŘEDMĚTŮ

- U** KERAMICKÉ UMYVADLO
+ STOJÁNKOVÁ UMYVADOVÁ BATERIE
+ DOPORUČENÉ PŘÍSLUŠENSTVÍ VÝROBCE
- D** NEREZOVÝ DŘEZ
+ STOJÁNKOVÁ DŘEZOVÁ BATERIE
+ DOPORUČENÉ PŘÍSLUŠENSTVÍ VÝROBCE
- V** ZÁVĚSNÁ VÝLEVK ODPAD DN50 VÝLEVKA VČETNĚ MŘÍŽE
+ NÁSTĚNNÁ DŘEZOVÁ BATERIE
+ DOPORUČENÉ PŘÍSLUŠENSTVÍ VÝROBCE
- VP** PODLAHOVÁ VPUST SE Ž.P A Z.Ú.
+ MŘÍŽKA DLE VÝROBCE
+ DOPORUČENÉ PŘÍSLUŠENSTVÍ VÝROBCE
- SK** SPRCHOVÝ KOUT
+ SPRCHOVÁ BATERIE S RUČNÍ SPRCHOU
+ DOPORUČENÉ PŘÍSLUŠENSTVÍ VÝROBCE
- WC** KERAMICKÉ STACIONÁRNÍ WC S VODOROVNÝM ODPADEM
+ SEDÁTKO
+ DOPORUČENÉ PŘÍSLUŠENSTVÍ VÝROBCE

LEGENDA POTRUBÍ

- POTRUBÍ STUDENÁ VODA Z PPR PN 20
POTRUBÍ VEDENO NAD PODHLEDEM
- POTRUBÍ TEPLÁ VODA Z PPR PN 20,
POTRUBÍ VEDENO NAD PODHLEDEM
- POTRUBÍ CÍRKULACE Z PPR PN 20,
POTRUBÍ VEDENO NAD PODHLEDEM
- POTRUBÍ STUDENÁ VODA Z PPR PN 20
POTRUBÍ VEDENO V PŘÍČKÁCH
- POTRUBÍ TEPLÁ VODA Z PPR PN 20,
POTRUBÍ VEDENO V PŘÍČKÁCH
- POTRUBÍ STUDENÁ VODA Z PPR PN 20
POTRUBÍ VEDENO POD PODLAHOU
- POTRUBÍ TEPLÁ VODA Z PPR PN 20,
POTRUBÍ VEDENO POD PODLAHOU
- POTRUBÍ CÍRKULACE Z PPR PN 20,
POTRUBÍ VEDENO POD PODLAHOU
- POŽÁRNÍ VODOVOD Z POZINK OCEL,
POTRUBÍ VEDENO NAD PODHLEDEM

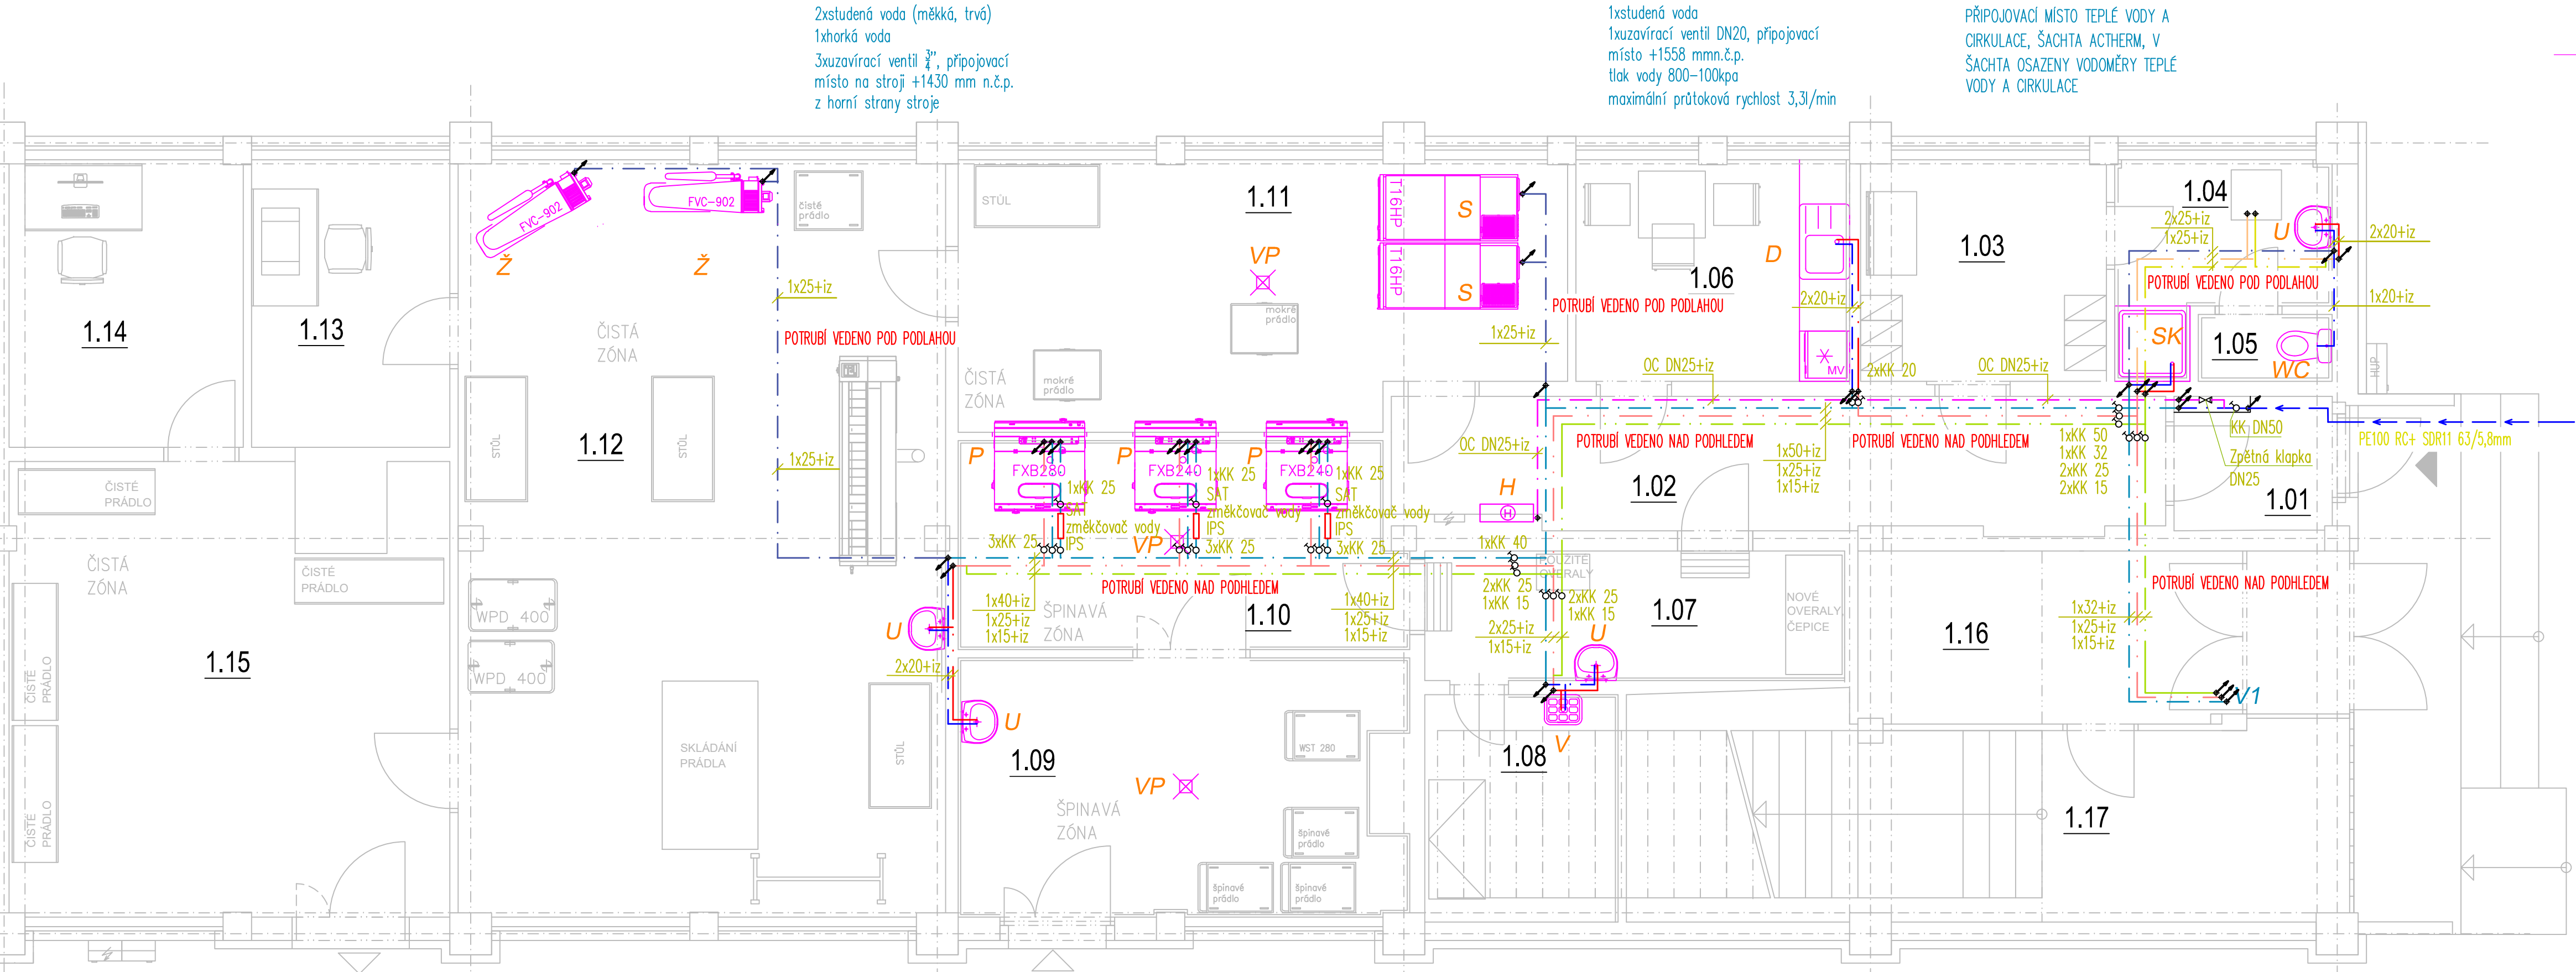

Číslo	Název				
1.01	ZÁDVEŘÍ	1.08	ÚKLIDOVÁ MÍSTNOST	1.15	SKLAD, VÝDEJ ČISTÉHO PRÁDLA
1.02	CHODBA	1.09	PŘÍJEM PRÁDLA	1.16	CHODBA
1.03	ŠATNA	1.10	TRÍDĚNÍ ŠPINAVÉHO PRÁDLA	1.17	SCHODISTOVÁ CHODBA
1.04	UMÝVÁRNA	1.11	SUŠARNA		
1.05	WC	1.12	ŽEHURNÁ		
1.06	DENNÍ MÍSTNOST	1.13	ŠÍČÍ DÍLNA		
1.07	FILTR	1.14	KANCELÁŘ		

ved. proj. Ing. Alena Kůrková	projektant Petr Minařík	kreslil Petr Minařík	Petr Minařík projektční a inženýrská činnost ve výstavbě U Filipových rybníků 5763, 430 03 Chomutov IČ: 07833636, DIČ: CZ8612142660 e-mail: petr.minarik@bthormal.com tel: +420 760 046	
investor Sociální služby Chomutov, p.a., Přesčná 503, Chomutov			datum 04./2023	
Změna užívání 1.NP na prádelnu Kostnická 4088, Chomutov			č. zak. 22-23	
ZTI			formát A4	
PŮDORYS 1NP - VODOVOD			stupeň S.P.	
			měřítko 1:50	č.výkresu: 05.