


PŮDORYS STROJOVNY VZT. S NOVOU JEDNOTKOU

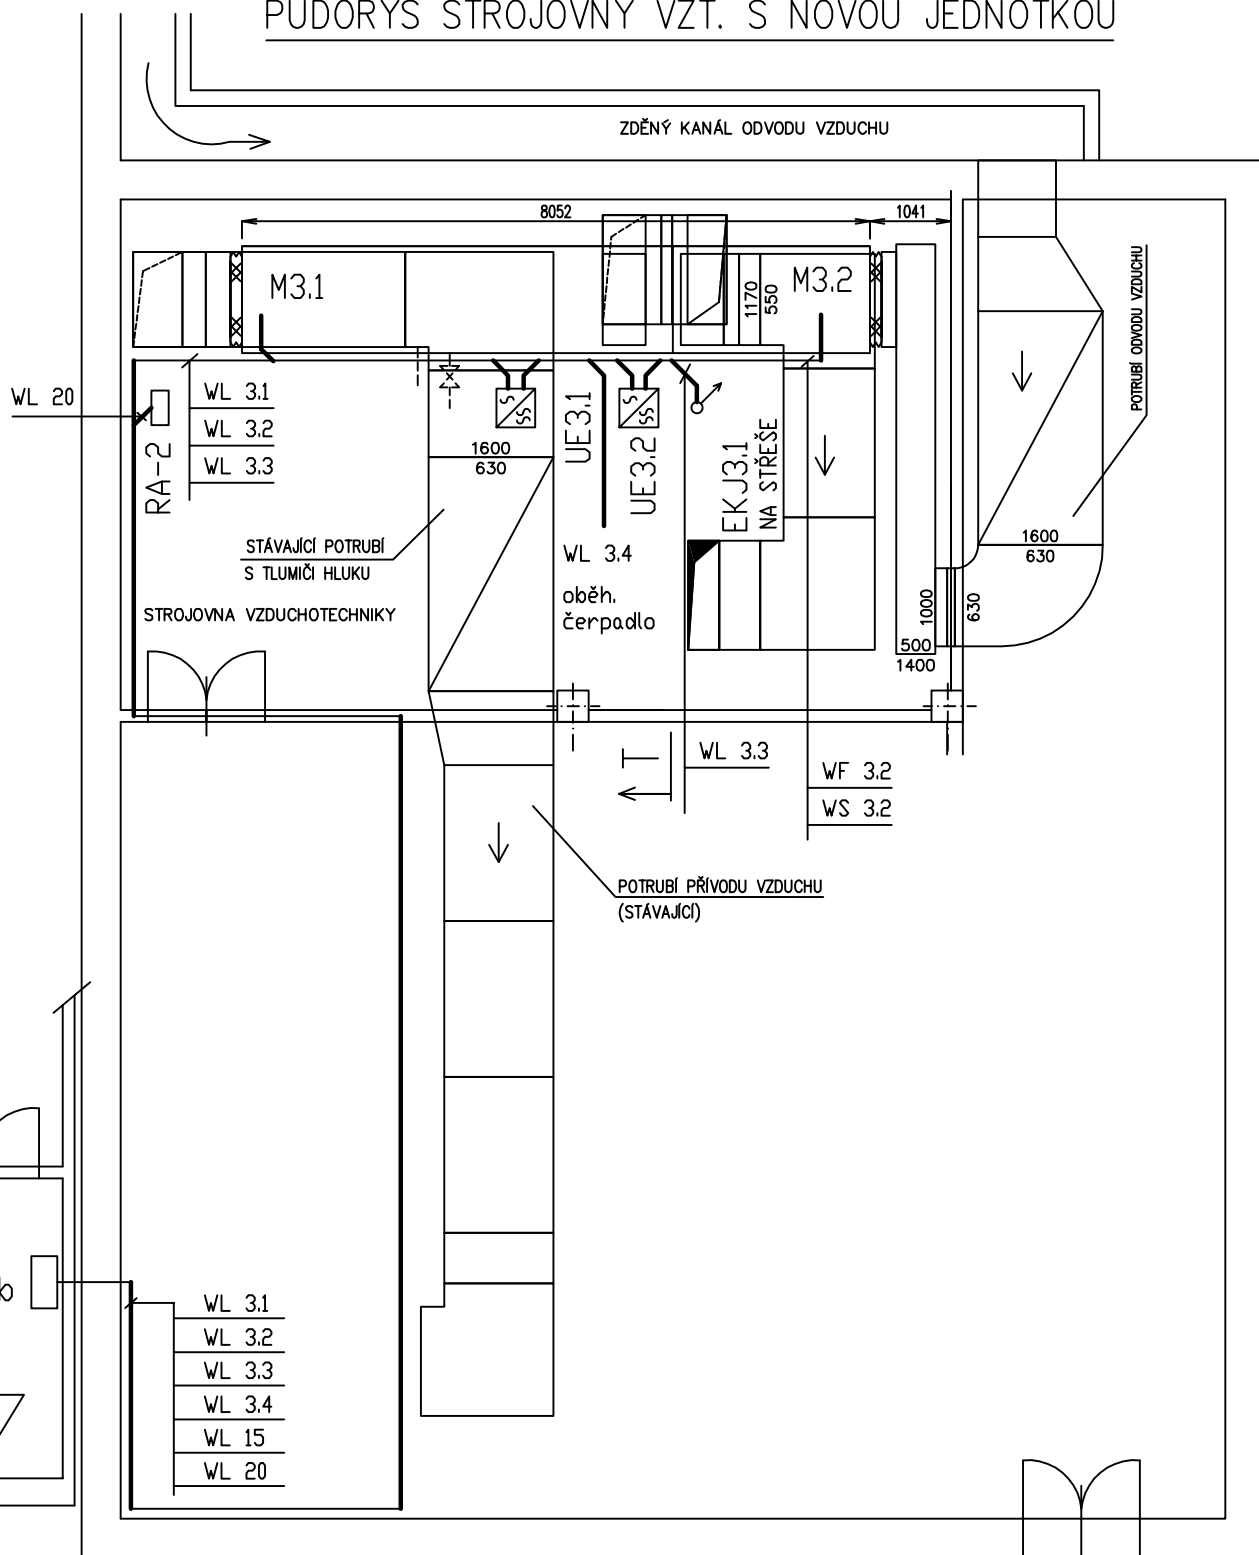

PROJ. ELEKTRO	KAREŠ MIROSLAV	<div>KAREŠ MIROSLAV</div> <div>IČO - 44507933</div> <div>ČKAIT 0400382</div>		
ADRESA : MOST, UL. F.L.ČELAKOVSKÉHO č.890				MOBIL: 732985454
KRAJ : ÚSTECKÝ	OBEC : CHOMUTOV			
INVESTOR : MĚSTO CHOMUTOV				OBJEDNATEL:
NÁZEV AKCE :		FORMÁT	1 x A4	
SPORTOVNÍ HALA - MÁNESOVÁ 4980 REKONSTRUKCE VZT		DATUM	07 / 2017	
		STUPEN	DSP	
		ČÍSLO ZAKÁZKY :		
SILNOPROUDÁ ELEKTROINSTALACE		17 292		
SITUACE EL.INSTALACE VZT 3 MALÁ HALA		MĚŘÍTKO : 1:100	ČÍSLO VÝKRESU : Fe 6	