


PŮDORYS 1.PP – PŘÍVOD VZDUCHU
M 1:50

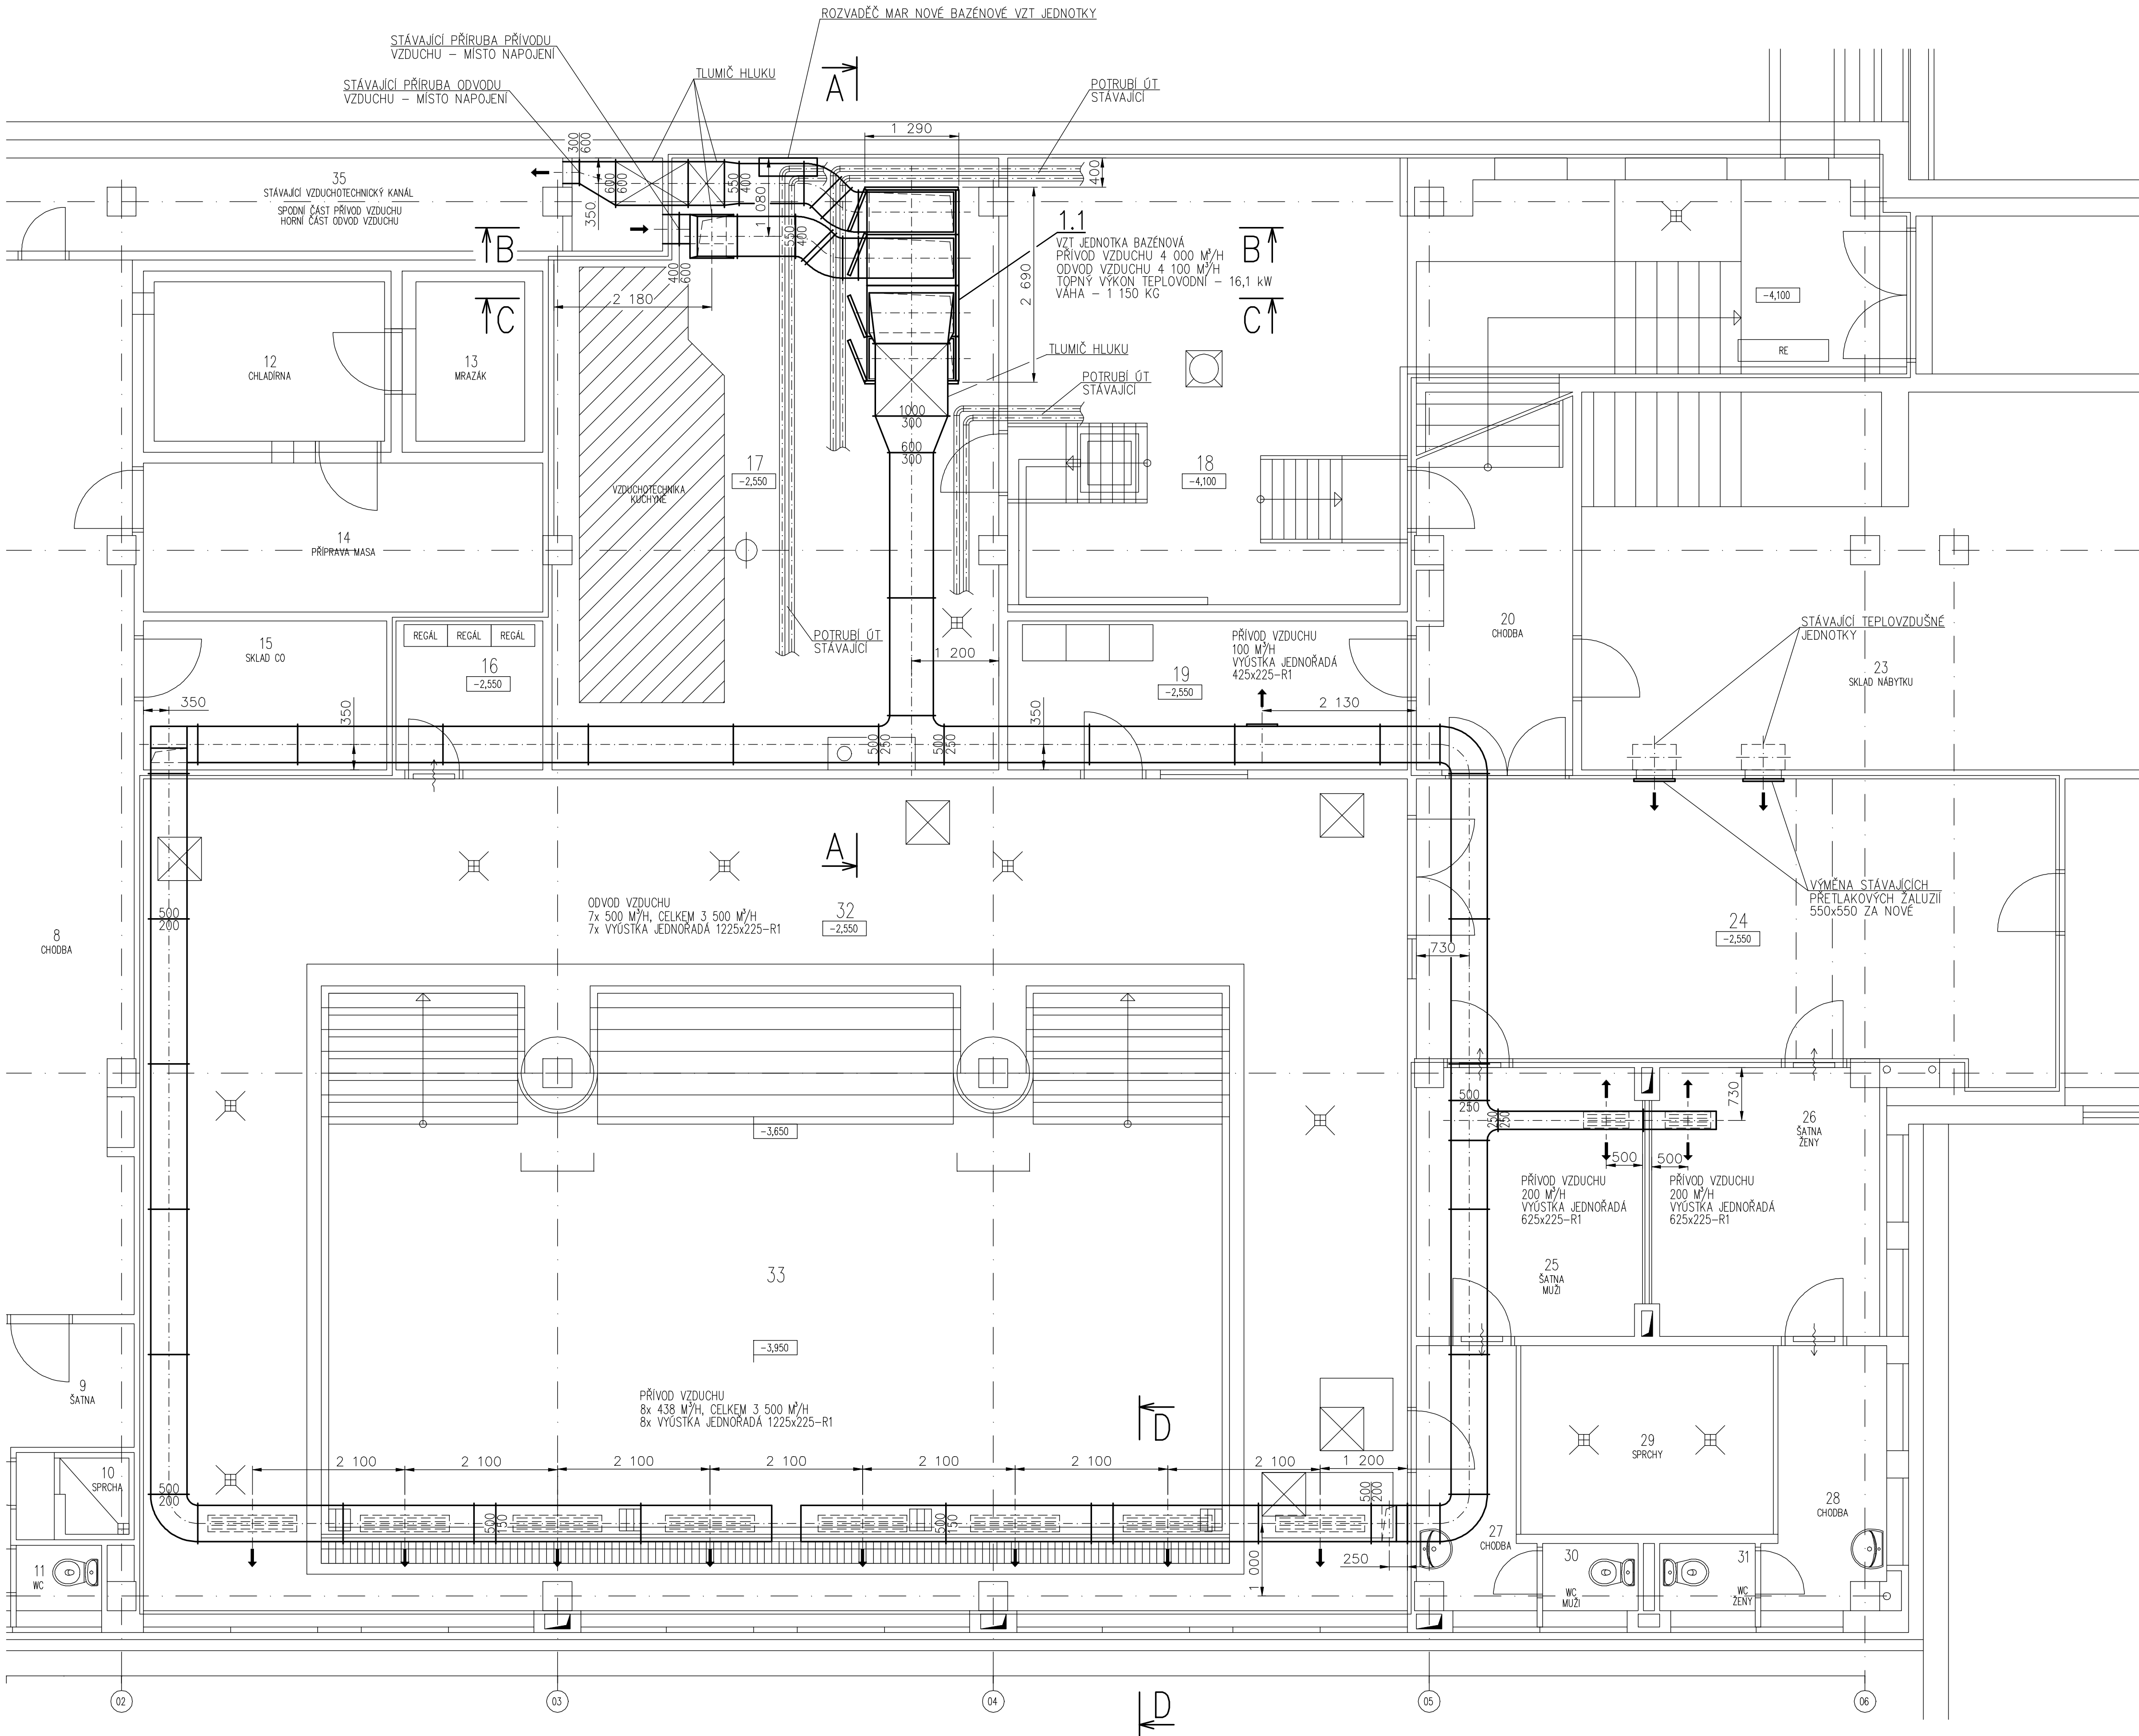

SPECIFIKACE MÍSTNOSTÍ (STAVEBNÍCH ÚPRAV):

OZN.	ÚČEL MÍSTNOSTI	PLOCHA (m²)	SV. VÝŠKA (m)
16	NÁŘADÍ/SKLAD PRO UKLÁDÁNÍ VYSUŠENÝCH POMŮCEK A MATERIÁLŮ	####	3,00
17	STROJOVNA/VZDUCHOTECHNIKA	####	3,00
18	ÚPRAVA VODY/TECHNOLIE BAZÉNU	####	4,40 2,00/3,00
19	CHŮTEL/KANCELÁŘ	####	3,00
24	HALA/OSOUŠEČ	####	2,20/3,00
32	HALA BAZÉNU	####	3,00
33	BAZÉN	####	####



AZ CONSULT, spol. s r.o.
Číslo zakázky: 307/17
Výrobek uvolněn k použití
Datum: 2.2021

Objekt:	Ing. Valdemar HROTEK	AZCONSULT spol. s r. o. Křižská 12, 400 01 Ústí nad Labem Tel.: 475 240 888 Fax: 475 240 884 E-mail: azconsult@azconsult.cz ČSN EN ISO 9001
Vypracoval:	Ing. Valdemar HROTEK	
Kontrola:	Josef GRIESSEL	
Kraj:	Ústecký Město: Chomutov	
Objednatel:	Statutární město Chomutov	
Adresa:	Chomutov, Hornická 4387	Za souboru: ...
Objekt:	REKONSTRUKCE BAZÉNU ZŠ	Stupeň: DSP/DPS Formát: 8x A4
	SO 01.4 Technika prostředí staveb	Č. zak.: 307/17 Č. par.: ...
Výkres:	D.1.4.2 Vzduchotechnika a klimatizace	Datum: II. 2021
	PŮDORYS 1.PP - PŘÍVOD VZDUCHU	Měřítko: M 1:50 Č. přílohy: D.1.4.2.02
DOKUMENTACE LZE UŽÍVAT POUZE VE SMYSLU PŘÍSLUŠNÉ SMLOUVY O DÍLO. KOPÍROVÁNÍ A ROZŠÍŘOVÁNÍ POUZE PO PŘEDCHOZÍM SOUHLASU AZ CONSULT spol. s r. o.		