



PŮDORYS

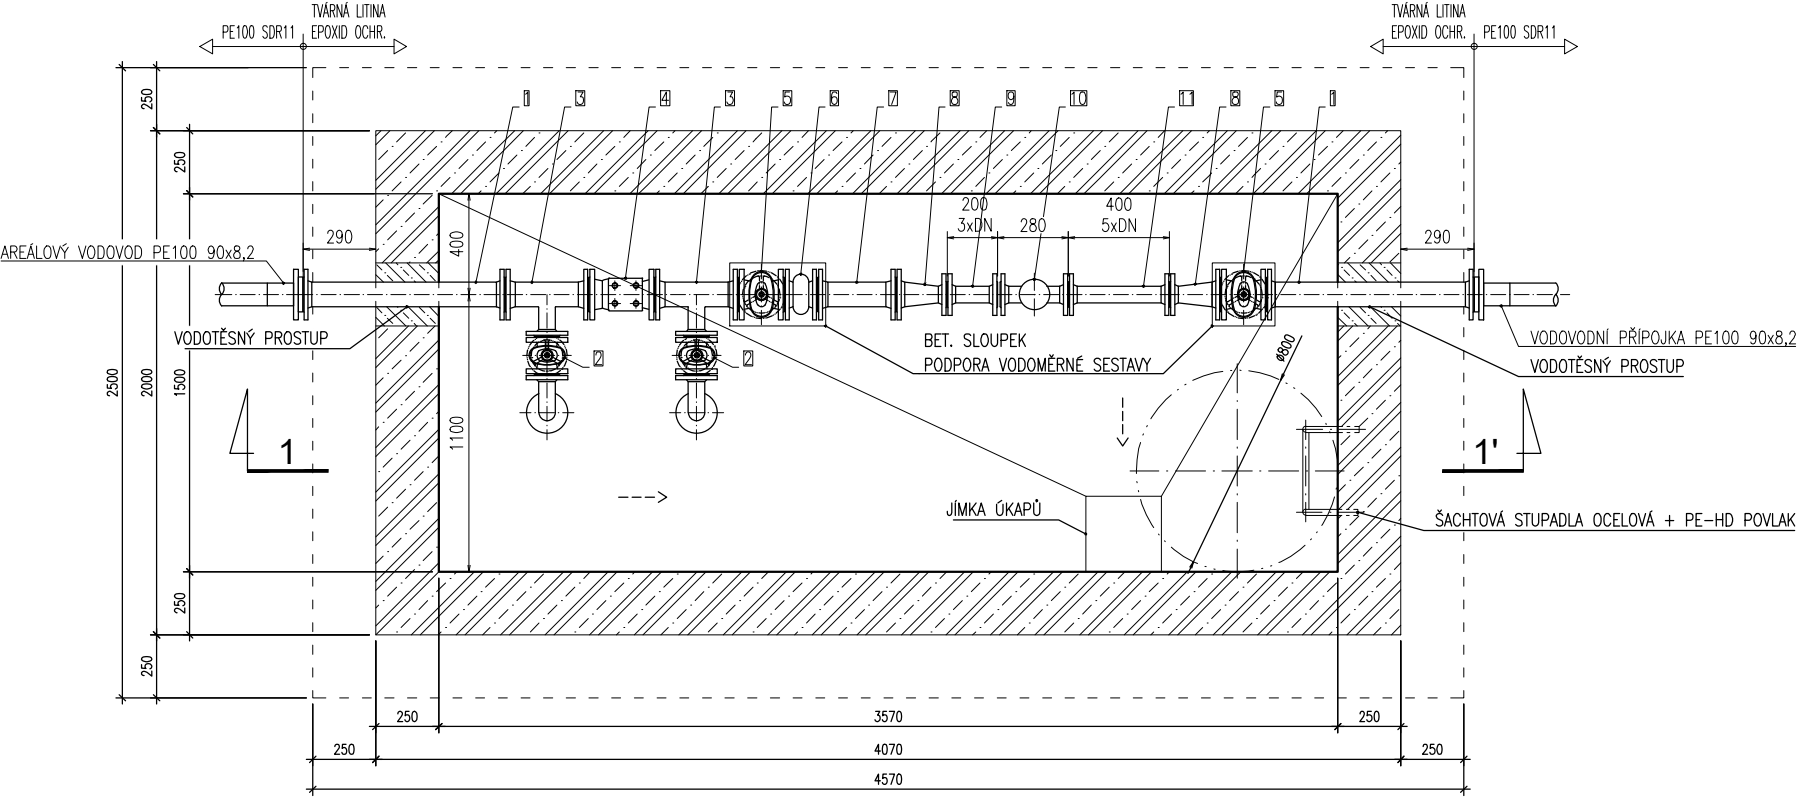


- LEGENDA:
- 1. FF-KUS DN80/16, DL. 800mm
  - 2. ŠOUPĚ DN50/16
  - 3. T-KUS 80/50 PN16
  - 4. ZPĚTNÁ Klapka DN80/16
  - 5. ŠOUPĚ DN80/16
  - 6. KOMPENZÁTOR PRYŽOVÝ DN80/16
  - 7. FF-KUS DN80/16, DL. 300mm
  - 8. FFR-KUS 80/50 PN16
  - 9. FF-KUS DN50/16, DL. 200mm
  - 10. VODOMĚR DN50/16, DL. 270mm (VYNECHÁNO 280mm)
  - 11. FF-KUS DN50/16, DL. 400mm

ŘEZ 1-1'

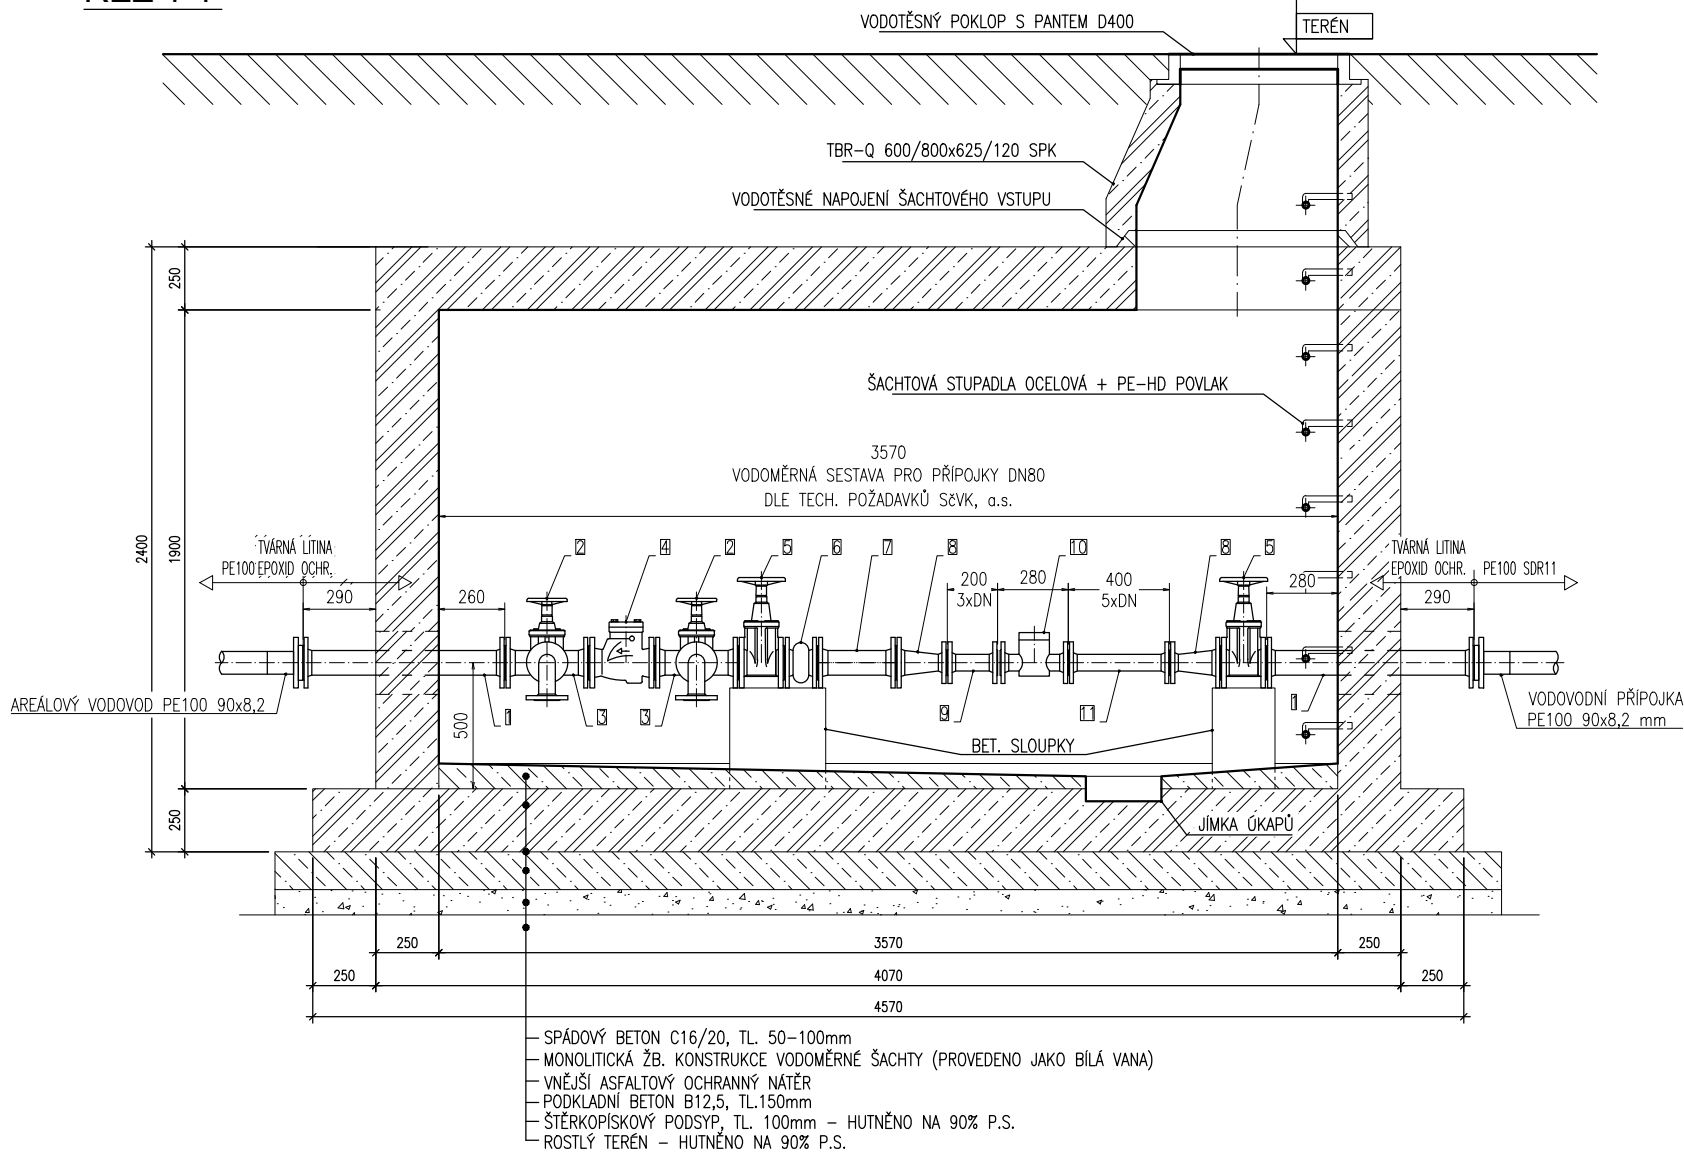

VÝŠKOVÝ SYSTÉM NEODPOVÍDÁ Bpv,  
NADMOŘSKÉ VÝŠKY JSOU VZTAŽENY K ROHU VYHLÍDKY NAD BAZÉNEM TULEŇŮ = 100,00 m

REVIZE	POPIS ZMĚNY			DATUM	JMÉNO – PODPIS
Soubor D.1.1.4. VŠ.dwg	Vypracoval ING. TEREZA REGNEROVÁ	Projektant ING. TEREZA REGNEROVÁ	Hl. Ing. p. Ing. VALEČKA	<div><b>MV projekt</b> spol. s r.o. V Zahradkách 2838/43, Praha 3 e-mail: info@mvprojekt.cz IČ: 26137917 Tel. +420 604 239 702 DIČ: CZ26137917</div>	
Zadavatel Zoopark Chomutov, p. o.			Kraj ÚSTECKÝ		
Akce Zajištění dodávky užitkové vody pro Zoopark Chomutov v zimním období IO 01 Přípojka vody D. Dokumentace objektů a technických a technologických zařízení D.1. Dokumentace stavebního nebo inženýrského objektu D.1.1. Architektonicko–stavební část				Formát předlohy	2x A4
				Datum	10/2020
				Stupeň	DSP
				Číslo zakázky	MV 1466/20
Příloha Výkres vodoměrné šachty				Měřítko 1:30	Č. příl. D.1.1.4.