



## UČEBNA BIOLOGIE A CHEMIE 2.NP

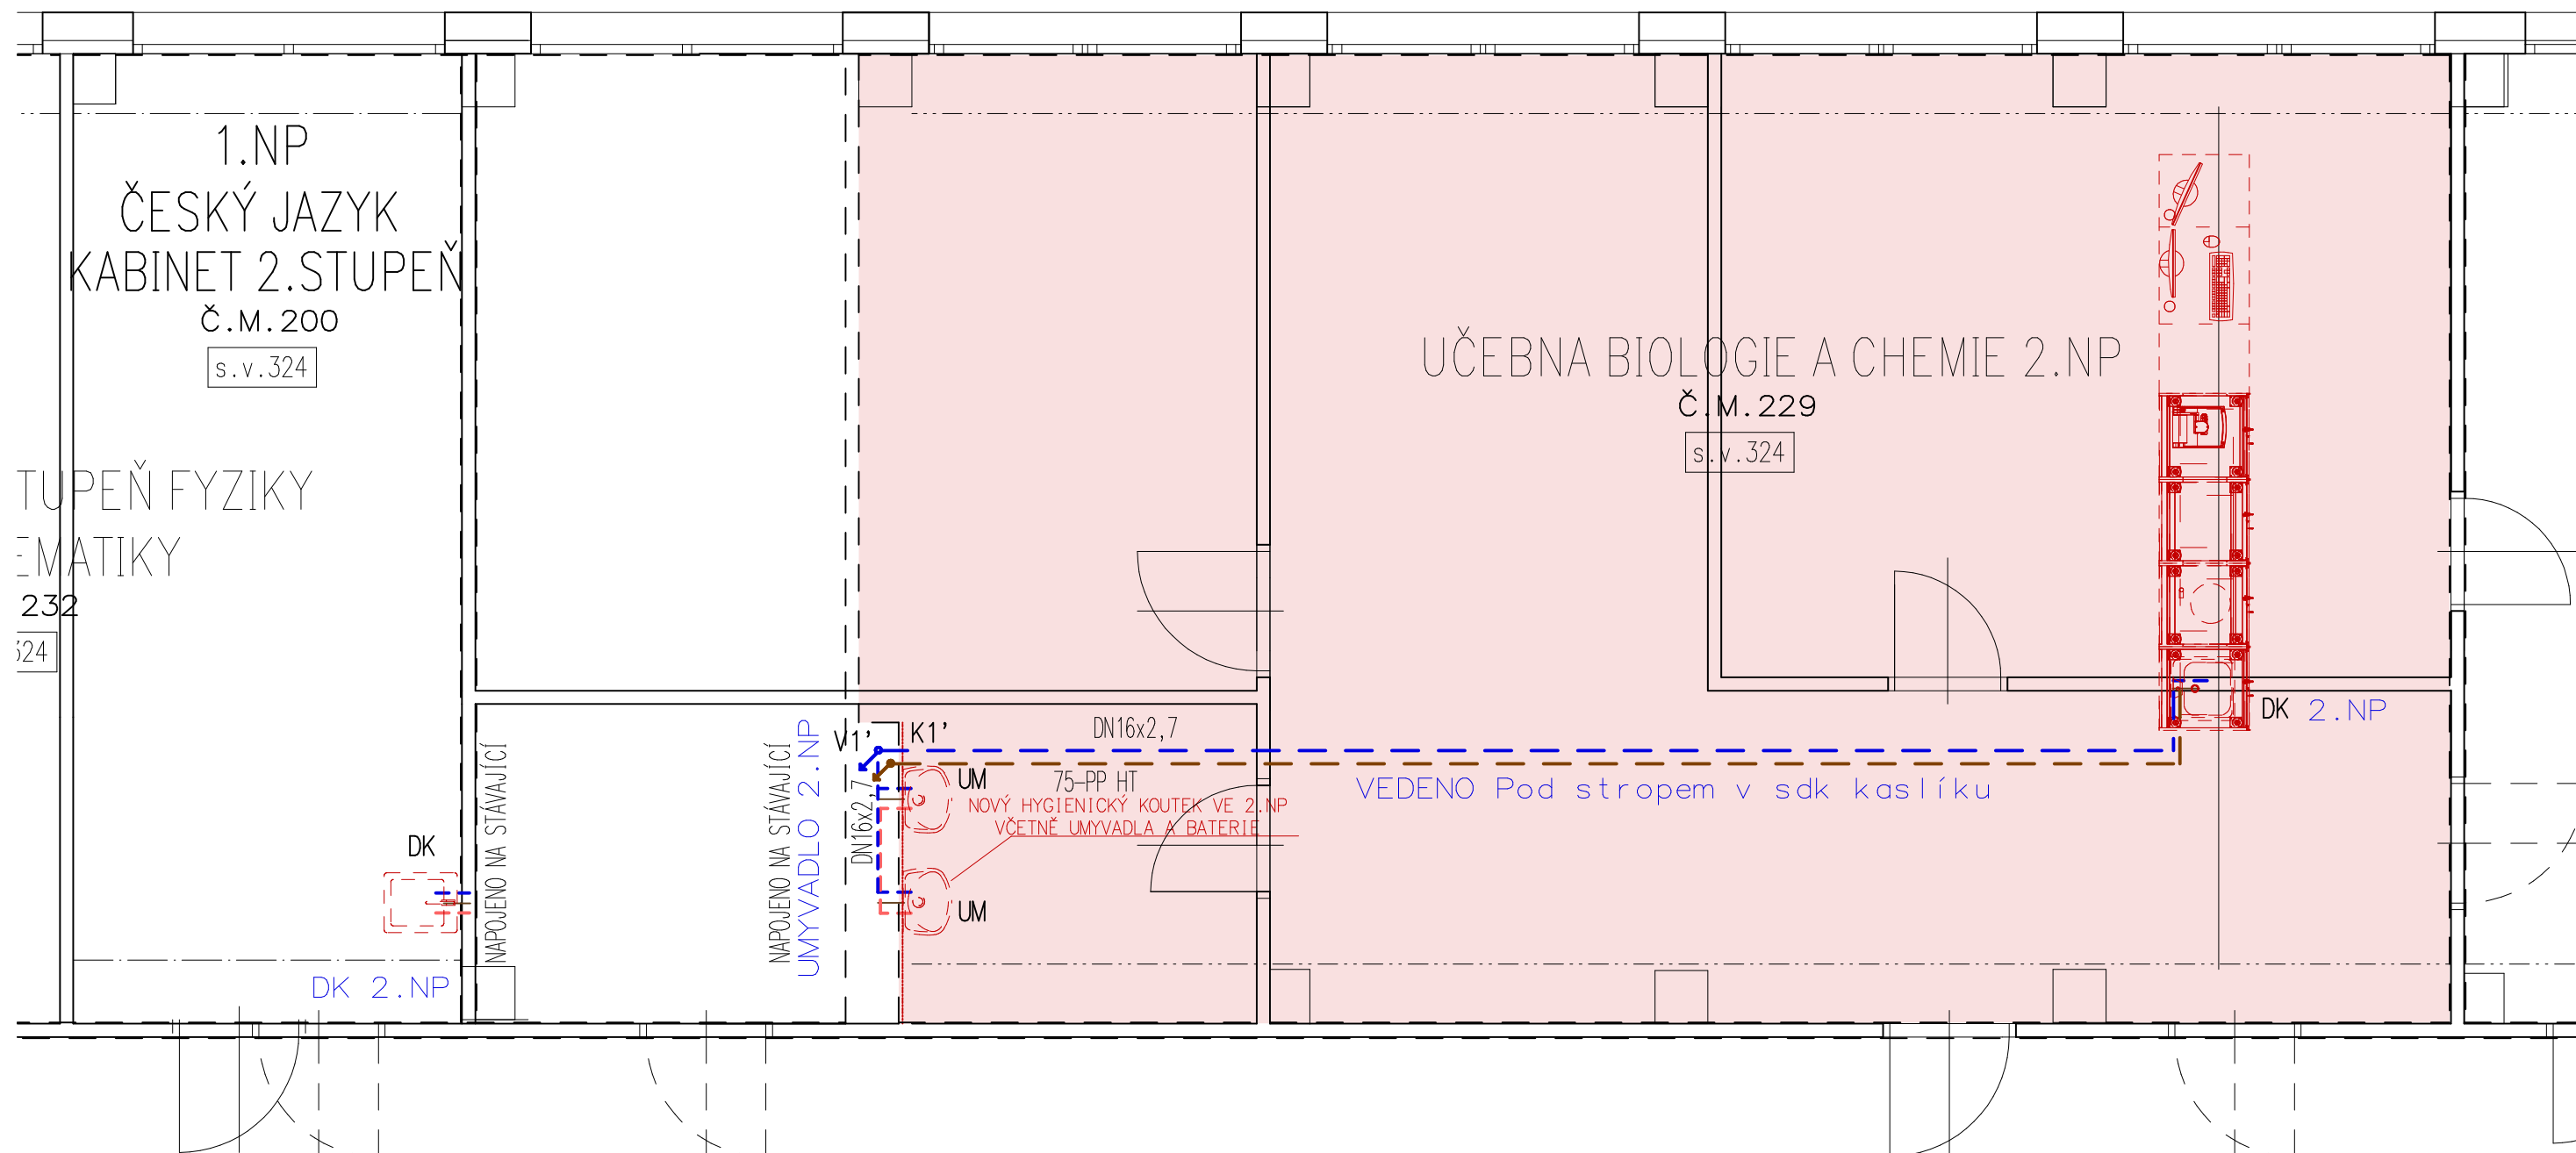

## LEGENDA MATERIÁLŮ

- NOVÉ KONSTRUKCE
  - STÁVAJÍCÍ KONSTRUKCE

### LEGENDA ZTI

-  STUDENÁ VODA  
 TEPLÁ VODA  
 KANALIZACE VNITŘNÍ

OBECNÉ ZÁSADY:

- VŠECHNY ROZMĚRY JE NUTNÉ OVĚŘIT NA STAVBĚ
- VŠECHNY STAVEBNÍ KONSTRUKCE A SYSTÉMY BUDOU PROVÁDĚNY V SOULADU S TECHNOLOGICKÝMI PŘEDPISY A POSTUPY DANÉHO VÝROBCE
- V RÁMCI STAVEBNÍ PŘÍPRAVENOSTI PRO INSTALACE ROZVODŮ BUDE NUTNÉ PROVÉST VODOROVNÉ A SVISLÉ DRÁŽKY DLE POTŘEB JEDNOTLIVÝCH PROFESÍ
- VE VŠECH PŘÍPADECH KDY SE V PD VYSKYTUJE NÁZEV KONKRÉTNÍHO VÝROBKU, PŘÍPADNĚ JEHO VÝROBCE, JEDNÁ SE POUZE O REFERENČNÍ VÝROBEK, RESP. VÝROBCE, TEN MŮŽE BÝT NAHRAZEN VÝROBKEM, RESP. VÝROBCEM S KVALITATIVNÍMI PARAMETRY SHODNÉ ÚROVNĚ, NEBO VYŠŠÍ, POKUD NENÍ VÝSLOVNĚ UVEDENO JINAK

INVESTIČNÍ ZÁMĚR <b>ZŠ AKADEMIKA HEYROVSKÉHO</b> Akademika Heyrovského 4539, 430 03 Chomutov			
INVESTOR <b>STATUTÁRNÍ MĚSTO CHOMUTOV</b> Zborovská 4602, 430 28 Chomutov			
		Rokycanova 1268/1 CZ 430 01 Chomutov office@czechotec.cz IČO: 602 79 508	
GENERÁLNÍ PROJEKTANT		ZODPOVĚDNÝ PROJEKTANT Ing. arch. Tereza Petříková	
		NÁVH Ing. arch. Tereza Petříková	
		PROJEKTANT Jana Hofrichterová	
ČÁST DOKUMENTACE D. Dokumentace objektů a technických a technologických zařízení D.1 Dokumentace stavebního nebo inženýrského objektu D.1.1.a Architektonicko-stavební řešení		ČÍSLO REVIZE — DATUM REVIZE —	STUPEŇ SP ČÍSLO PÁRE —
OBSAH <b>Půdorys 2.NP SO 02/Č.M.229</b> <b>ROZVODY ZTI</b>		FORMÁT A3 420x297 DATUM 08/2023	ČÍSLO VÝKRESU 21
±0,000 = XXX.XXX m n.m.		ČÍSLO ZAKÁZKY 2309	MĚŘÍTKO 1:50