


## LEGENDA

- 1 ZAŘ. Č. 1 VENKOVNÍ JEDNOTKA CHLAZENÍ  
CHLADÍCI VÝKON 28 kW  
ROZMĚR (ŠxVxH) 1090\*1625\*380 mm  
HMOTNOST max. 150 kg  
PŘÍKON 10 kW  
NAPÁJENÍ 400 V  
PROUD max. 35 A
- 1.1 VNITŘNÍ 4-CESTNÁ JEDNOTKA PRO VRF  
CHLADÍCI VÝKON nom. 5,6 kW  
ROZMĚR (ŠxVxH) 570\*256\*570 mm  
HMOTNOST 18 kg  
PŘÍKON 30 W  
NAPÁJENÍ 230 V

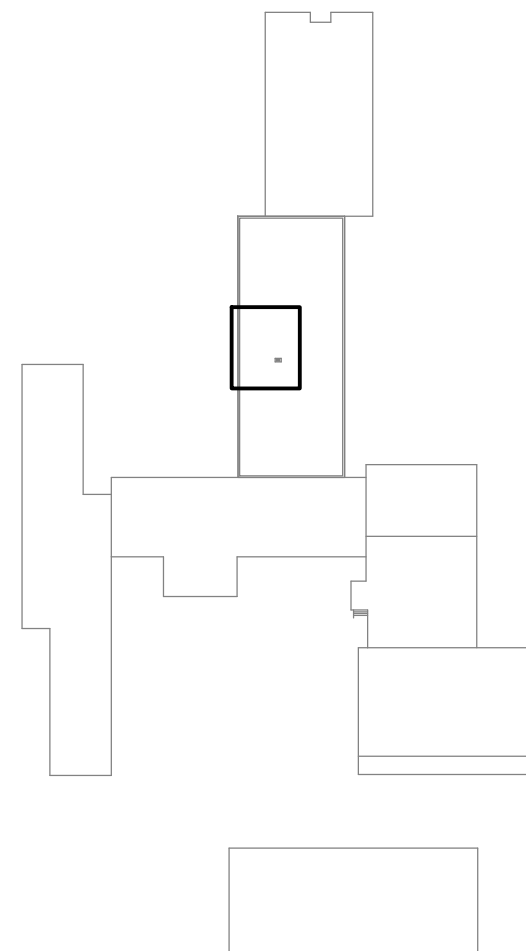

Investor: STATUTÁRNÍ MĚSTO CHOMUTOV Sídlo: Zborovská 4602, PSČ 430 28 Chomutov IČ: 00261891		<div></div> <div>DIGITRONIC CZ s. r. o. Šimkova 904, 500 03 Hradec Králové www.digitronic.cz, tzb@digitronic.cz</div>	
Místo stavby: ZŠ Písečná 5144, 430 04 Chomutov, Česko k.ú.: Chomutov I [652458] p.č. 5772/70, 5772/71, 5772/186			
Hlavní projektant: Ing. Michael MARTIN	Zodp. projektant: Ing. JAN DINGA	Stupeň PD: DSP + DPS	
Vypracoval: ING. PETR VANICKÝ		Datum: 04/2023	
Část: CHLAZENÍ	Zakázka číslo: 4836	Revize: -	
Akce: <b>ZŠ Písečná 5144, Chomutov - projektová dokumentace - odborné učebny venkovní prostranství, zázemí pro pedagogy, školní klub, školní družiny</b>		Paré:	Formát: A3
			Měřítko: 1:50
			Číslo výkresu D.1.4.B03
Obsah: CHLAZENÍ PŮDORYS STŘECHY			